

ÍNDICE DE NUMERO DE LOS PLANOS ELÉCTRICOS:

1 AL 10 PLANOS DE ILUMINACIÓN DESDE EL NIVEL 1 AL NIVEL 10

11 PLANOS DE ILUMINACIÓN EXTERIOR NIVEL 1

12 AL 14 PLANOS DE SALIDAS ELÉCTRICAS, COMUNICACIONES, SEGURIDAD EN NIVELES -1, -2 Y -3

15 AL 24 PLANOS DE TOMAS DE CORRIENTE NORMAL Y UPS DESDE EL NIVEL 1 AL NIVEL 10.

25 AL 34 PLANOS DE SALIDAS DE DATA DESDE EL NIVEL 1 AL NIVEL 10

35 AL 44 PLANOS DE SALIDAS DE SEGURIDAD DESDE EL NIVEL 1 AL NIVEL 10

45 AL 54 PLANOS DE SALIDAS DE DETECCIÓN HUMO Y ALARMA DESDE EL NIVEL 1 AL NIVEL 10

55 AL 65 PLANOS DE SALIDAS DE CLIMATIZACIÓN DESDE EL NIVEL 1 A LA AZOTEA

66 PLANOS DE EXTRACCIÓN AIRE DE LOS NIVELES N -1, -2, -3

67 AL 69 PLANOS DE PANELES ELÉCTRICOS.

70 PLANO DIAGRAMA UNIFILAR


71 PLANO PLANTA DE CONJUNTO.

72 PLANO DE DIAGRAMAS VERTICALES

73 PLANO DE SISTEMA TIERRA Y PARARRAYO

74 PLANO DE DETALLES ELÉCTRICOS.

PROYECTO		
Nombre Edificio Sede Central del INDOTEL		
Dirección: Av. 27 de Febrero, entre la av. Fernando Defillo y av. Enrique Jiménez de Moya, Sto. Dgo.		
Ubicación:	Dist. Catat. No	
Municipio: 401003349	Dist. Catat. No	
Propietario:	INDOTEL	
Dirección: Av. Abraham Lincoln, no 962, Sto. Dgo.		
RNC: 401508915	Teléfono: 829-732-5555	Fax: 829-732-5555
E-Mail: Correspondencia@indotel.gob.do	Web: www.indotel.gob.do	
DISEÑO		
Arquitectura DEPARTAMENTO DE INFRAESTRUCTURA INDOTEL		
COLABORADORES		
ARQUITECTOS:	CODIA:	FIRMA:
ANGEL EMILIO ROSARIO 11706		
NELSON MORALES AYBAR 35171		
Ingeniero	Codia 29623	Firma -
JOSE LUIS HORTON		
Urbanismo	Codia -	Firma -
-		
Colaboradores		
-		
Diseño Estructural	Codia 39625	Firma
ING. MELVIN OMAR GONZALEZ		
Colaboradores		
-		
Diseño Eléctrico	Codia 15732	Firma
ING. YSAÍAS FRANCISCO MONTAS DIAZ		
Colaboradores		
-		
Diseño Sanitario	Codia 20356	Firma
ING. ERIBERTO MONTILLA		
Colaboradores		
-		
Diseño Mecánico	Codia 15732	Firma
ING. YSAÍAS FRANCISCO MONTAS DIAZ		
Colaboradores		
-		
Topografía	Codia -	Firma -
-		
-		
-		
DATOS DE HOJA		
Contenido: ÍNDICE DE PLANOS		
Sellos		
Revisiones		
Digitador Cad:	Codia	
MARIA I MATOS RAMIREZ 15514		
GABRIELA ALMANZAR 32595		
Archivo	Software	
-		
Ubicación:	Backup Media <input type="checkbox"/> <input type="checkbox"/> <input type="checkbox"/> <input type="checkbox"/>	
-	HD CD DVD USB	
Fecha	-	
No	Nota	Fecha
-		
Escala: 1/100	Hoja	
No. 0	De 74	A-101

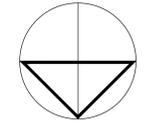

PROYECTO

Nombre
Edificio Sede Central del INDOTEL

Dirección:
Av. 27 de Febrero, entre la av. Fernando Deillo y av. Enrique Jimenez de Moya, Sto. Dgo.

Ubicación:
Municipio: 401033349
Código Postal: 401033349
Dist. Catast.: No

Propietario:
INDOTEL

Dirección:
Av. Abraham Lincoln, no. 962, Sto. Dgo.

RNC: 401508915 Teléfono: 829-732-6555 Fax: 829-732-6555
E-Mail: Correspondencia@indotel.gob.do Web: www.indotel.gob.do

DISENO

Arquitectura
DEPARTAMENTO DE INFRAESTRUCTURA
INDOTEL

COLABORADORES

ARQUITECTOS: CODIA: FIRMA:
ANGEL EMILIO ROSARIO 11706
NELSON MORALES AYBAR 35171

Ingeniero Codigo 29623
JOSE LUIS HORTON Firma

Urbanismo Codigo
Firma

Colaboradores

Diseño Estructural Codigo 39625
Nombre Firma
ING. MELVIN OMAR GONZALEZ

Colaboradores

Diseño Eléctrico Codigo 15732
Nombre Firma
ING. YSAIAS FRANCISCO MONTAS DIAZ

Colaboradores

Diseño Sanitario Codigo 20356
Nombre Firma
ING. ERIBERTO MONTILLA

Colaboradores

Diseño Mecánico Codigo 15732
Nombre Firma
ING. YSAIAS FRANCISCO MONTAS DIAZ

Colaboradores

Topografía Codigo
Nombre Firma

Colaboradores

DATOS DE HOJA

Contenido:
PLANOS ARQUITECTONICOS

Sellos

Revisión

Digitador Cad Codigo
MARIA I MATOS RAMIREZ 15514
GABRIELA ALMANZAR 32595

Archivo Software
Ubicación: Backup Media
HD CD DVD USB

Fecha

Emissiones
No Nota Fecha


Escala: 1/100 Hoja

No. 25 De 74 A-125

MATERIAL	SIMBOLOGIA
MURO DE CONCRETO	
MURO DE BLOCK	
MURO CORTINA	
MURO DE DENSGLOSS	
MURO PANDERETA ACUSTICAS	
INDICADOR DE PUERTA	
INDICADOR DE VENTANA	
INDICADOR DE ELEVACION	
INDICADOR DE SECCION	
INDICADOR DE COTA DE NIVEL	
INDICADOR VER DETALLE	


LEYENDA ELECTRICA


- EXTINTOR
- DETECTOR DE HUMO
- CAMARA
- CONTROL ACCESO
- CONTROL ASISTENCIA
- RI 4X4
- RI 10X10
- RE 5X5
- LUZ ESTROBOSCOPICA
- PULL STATION
- PANEL CONTRA INCENDIO
- LUZ DE EMERGENCIA
- GABINETE
- SALIDA INTERRUPTOR SENCILLO
- SALIDA TOMACORRIENTE SENCILLO
- SALIDA TOMACORRIENTE EN PISO
- SALIDA TOMACORRIENTE UPS
- SALIDA DE DATA
- SALIDA DE DATA EN PISO
- EXTRACTOR
- DUCTO
- SALIDA DE LUZ TECHO 40W-3600LM
- LAMP. 40W- 2X2
- SALIDA LUZ LED TECHO 20W
- SALIDA LED 9W
- LAMP. 24W
- LUZ JARDIN ESTACA 13 W
- LAMP. 40W 2X4
- CANALIZACION
- SALIDA EN TECHO
- LAMP. DE SUPERFICIE 15W
- OJO DE BUEY 5W
- LAMP. DE TECHO 20W
- COLGANTE 32W
- TIRA LED
- LUZ RIEL 15W
- ABANICO

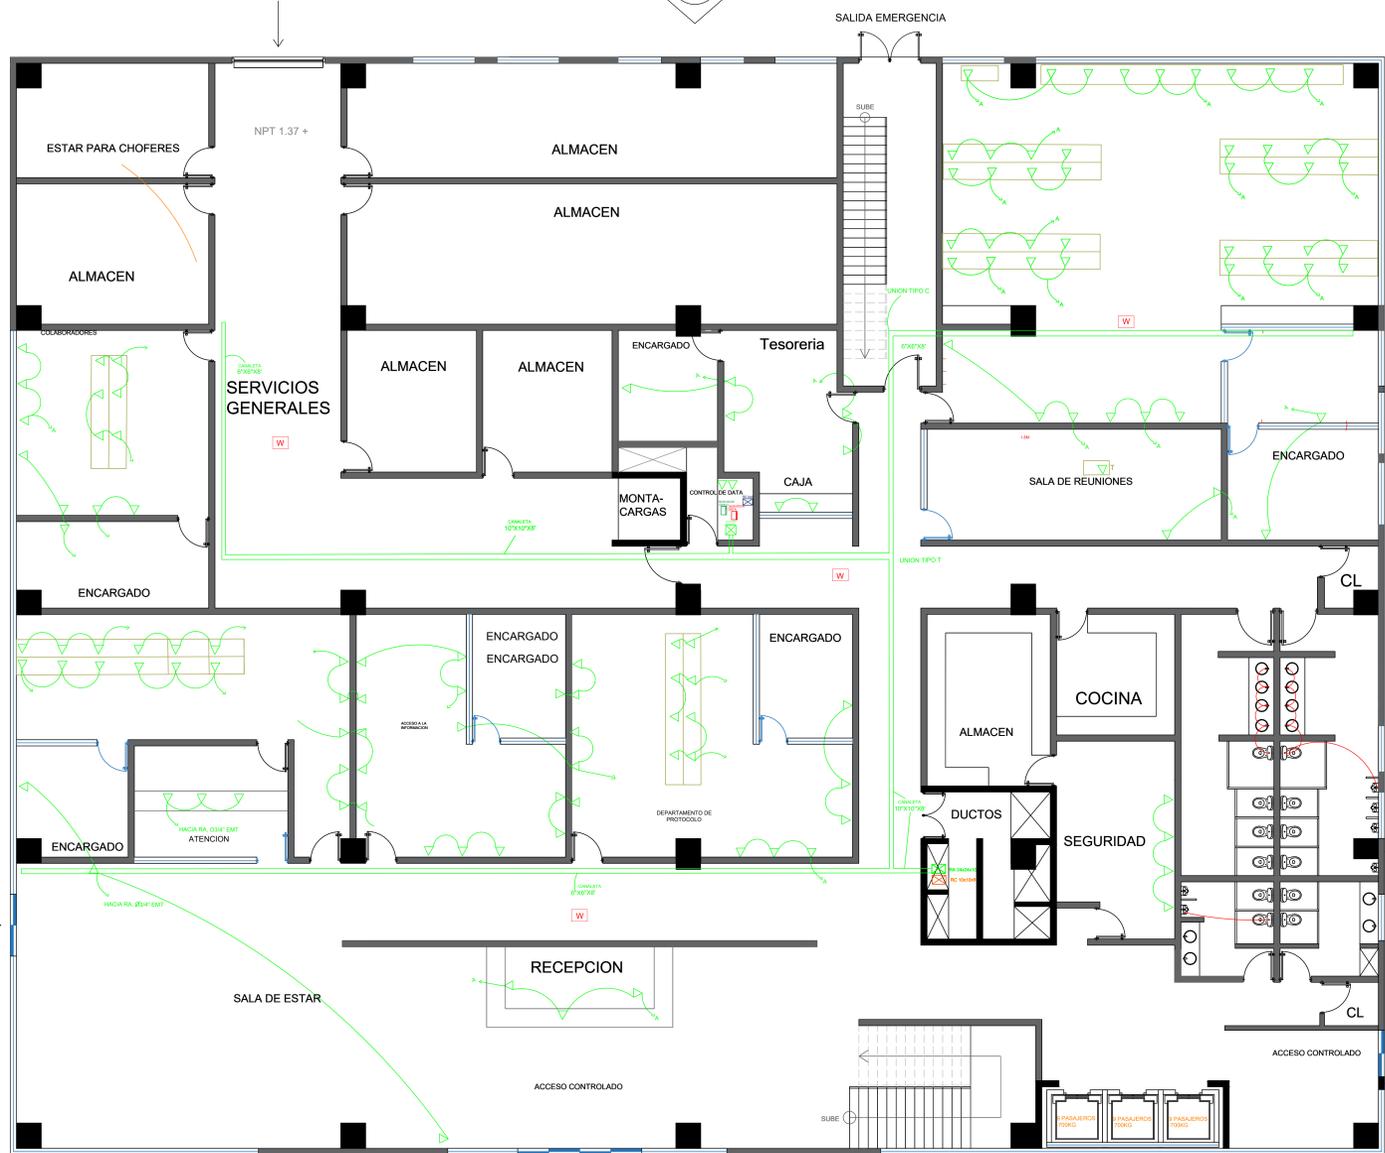

PLANTA DATA

  1ER NIVEL / 1,768.00 M2





PROYECTO

Nombre
Edificio Sede Central del INDOTEL

Dirección:
Av. 27 de Febrero, entre la av. Fernando Defillo y av. Enrique Jimenez de Moya, Sto. Dgo.

Ubicación:
Municipio: 610033349
Dist. Catast.: 4042635033
Propietario: 4042635033
No

INDOTEL

Dirección:
Av. Abraham Lincoln, no 962, Sto. Dgo.

RNC: 401508915 Teléfono: 829-732-5555 Fax: 829-732-6555

E-Mail: Correspondencia@indotel.gob.do Web: www.indotel.gob.do

DISEÑO

Arquitectura
DEPARTAMENTO DE INFRAESTRUCTURA
INDOTEL

COLABORADORES

ARQUITECTOS: CODIA: FIRMA:
ANGEL EMILIO ROSARIO 11706
NELSON MORALES AYBAR 35171

Ingeniero Codia 29623
Firma +
JOSE LUIS HORTON

Urbanismo Codia
Firma
-

Colaboradores

Diseño Estructural Codia 39625
Firma
ING. MELVIN OMAR GONZALEZ

Colaboradores

Diseño Eléctrico Codia 15732
Firma
ING. YSAIAS FRANCISCO MONTAS DIAZ

Colaboradores

Diseño Sanitario Codia 20356
Firma
ING. ERIBERTO MONTILLA

Colaboradores

Diseño Mecánico Codia 15732
Firma
ING. YSAIAS FRANCISCO MONTAS DIAZ

Colaboradores

Topografía Codia
Firma
-

Codia
-

DATOS DE HOJA

PLANOS ARQUITECTONICOS

Señal

Revisión

Digitador Cad Codia
MARIA I MATOS RAMIREZ 15514
GABRIELA ALMANZAR 32595

Archivo Software

Ubicación: Backup Media
HD CD DVD USB

Fecha

Emissiones
No Nota Fecha

Escala 1/100 Hoja
No De

26 De 74 A-126

MATERIAL	SIMBOLOGIA
MURO DE CONCRETO	
MURO DE BLOCK	
MURO CORTINA	
MURO DE DENSGLOSS	
MURO PANDERETA ACUSTICAS	
INDICADOR DE PUERTA	
INDICADOR DE VENTANA	
INDICADOR DE ELEVACION	
INDICADOR DE SECCION	
INDICADOR DE COTA DE NIVEL	NPT 0.00
INDICADOR VER DETALLE	

LEYENDA ELECTRICA


- EXTINTOR
- DETECTOR DE HUMO
- CAMARA
- CONTROL ACCESO
- CONTROL ASISTENCIA
- RI 4X4
- RI 10X10
- RE 5X5
- LUZ ESTROBOSCOPICA
- PULL STATION
- PANEL CONTRA INCENDIO
- LUZ DE EMERGENCIA
- GABINETE
- SALIDA INTERRUPTOR SENCILLO
- SALIDA TOMACORRIENTE SENCILLO
- SALIDA TOMACORRIENTE EN PISO
- SALIDA TOMACORRIENTE UPS
- SALIDA DE DATA
- SALIDA DE DATA EN PISO
- EXTRACTOR
- DUCTO
- SALIDA DE LUZ TECHO 40W-3600LM
- LAMP. 40W- 2X2
- SALIDA LUZ LED TECHO 20W
- SALIDA LED 9W
- LAMP. 24W
- LUZ JARDIN ESTACA 13 W
- LAMP. 40W 2X4
- CANALIZACION
- SALIDA EN TECHO
- LAMP. DE SUPERFICIE 15W
- OJO DE BUEY 5W
- LAMP. DE TECHO 20W
- COLGANTE 32W
- TIRA LED
- LUZ RIEL 15W
- ABANICO



PLANTA DATA

3ER NIVEL / 1,572.60 M2



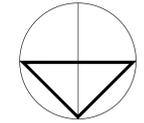

PROYECTO

Nombre
Edificio Sede Central del INDOTEL

Dirección:
Av. 27 de Febrero, entre la av. Fernando Deillo y av. Enrique Jimenez de Moya, Sto. Dgo.

Ubicación:
Municipio: 401033349
Código Postal: 401033349
Dist. Catást.: No

Propietario:
INDOTEL

Dirección:
Av. Abraham Lincoln, no. 962, Sto. Dgo.

RNC: 401508915
Teléfono: 829-732-5555
Fax: 829-732-6555
E-Mail: Correspondencia@indotel.gob.do
Web: www.indotel.gob.do

DISENO

Arquitectura
DEPARTAMENTO DE INFRAESTRUCTURA
INDOTEL

COLABORADORES

ARQUITECTOS: CODIA: FIRMA:
ANGEL EMILIO ROSARIO 11706
NELSON MORALES AYBAR 35171

Ingeniero CODIA 29623
JOSE LUIS HORTON
Firma

Urbanismo CODIA
Firma

Diseño Estructural CODIA 39625
ING. MELVIN OMAR GONZALEZ
Firma

Diseño Eléctrico CODIA 15732
ING. YSAIAS FRANCISCO MONTAS DIAZ
Firma

Diseño Sanitario CODIA 20356
ING. ERIBERTO MONTILLA
Firma

Diseño Mecánico CODIA 15732
ING. YSAIAS FRANCISCO MONTAS DIAZ
Firma

Topografía CODIA
Firma

Datos de Hoja
Contenido:
PLANOS ARQUITECTONICOS

Revisión
Dibujante Carl
MARIA I MATOS RAMIREZ 15514
GABRIELA ALMANZAR 32595

Emisiones
No Nota Fecha

Escala 1/100
No 27 De 74 Hoja A-127

MATERIAL	SIMBOLOGIA
MURO DE CONCRETO	
MURO DE BLOCK	
MURO CORTINA	
MURO DE DENSGLOSS	
MURO PANDERETA ACUSTICAS	
INDICADOR DE PUERTA	
INDICADOR DE VENTANA	
INDICADOR DE ELEVACION	
INDICADOR DE SECCION	
INDICADOR DE COTA DE NIVEL	NPT 0.00
INDICADOR VER DETALLE	


LEYENDA ELECTRICA	
	EXTINTOR
	DETECTOR DE HUMO
	CAMARA
	CONTROL ACCESO
	CONTROL ASISTENCIA
	RI 4X4
	RI 10X10
	RE 5X5
	LUZ ESTROBOSCOPICA
	PULL STATION
	PANEL CONTRA INCENDIO
	LUZ DE EMERGENCIA
	GABINETE
	SALIDA INTERRUPTOR SENCILLO
	SALIDA TOMACORRIENTE SENCILLO
	SALIDA TOMACORRIENTE EN PISO
	SALIDA TOMACORRIENTE UPS
	SALIDA DE DATA
	SALIDA DE DATA EN PISO
	EXTRACTOR
	DUCTO
	SALIDA DE LUZ TECHO 40W-3600LM
	LAMP. 40W- 2X2
	SALIDA LUZ LED TECHO 20W
	SALIDA LED 9W
	LAMP. 24W
	LUZ JARDIN ESTACA 13 W
	LAMP. 40W 2X4
	CANALIZACION
	SALIDA EN TECHO
	LAMP. DE SUPERFICIE 15W
	OJO DE BUEY 5W
	LAMP. DE TECHO 20W
	COLGANTE 32W
	TIRA LED
	LUZ RIEL 15W
	ABANICO



PLANTA DATA

3ER NIVEL / 1,572.60 M2



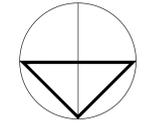

PROYECTO

Nombre
Edificio Sede Central del INDOTEL

Dirección:
Av. 27 de Febrero, entre la av. Fernando Defillo y av. Enrique Jimenez de Moya, Sto. Dgo.

Ubicación:
Municipio: 401003349
Código Postal: 401003349
Dist. Catast.: No

Propietario:
INDOTEL

Dirección:
Av. Abraham Lincoln, no. 962, Sto. Dgo.

RNC: 401508915 Teléfono: 829-732-5555 Fax: 829-732-6555

E-Mail: Correspondencia@indotel.gob.do Web: www.indotel.gob.do

DISEÑO

Arquitectura
DEPARTAMENTO DE INFRAESTRUCTURA INDOTEL

COLABORADORES

ARQUITECTOS: CODIA: FIRMA:
ANGEL EMILIO ROSARIO 11706
NELSON MORALES AYBAR 35171

Ingeniero: CODIA: 29623
JOSE LUIS HORTON Firma

Urbanismo: CODIA: Firma

Colaboradores:

Diseño Estructural: CODIA: 39625
Nombre: **ING. MELVIN OMAR GONZALEZ** Firma

Colaboradores:

Diseño Eléctrico: CODIA: 15732
Nombre: **ING. YSAIAS FRANCISCO MONTAS DIAZ** Firma

Colaboradores:

Diseño Sanitario: CODIA: 20356
Nombre: **ING. ERIBERTO MONTILLA** Firma

Colaboradores:

Diseño Mecánico: CODIA: 15732
Nombre: **ING. YSAIAS FRANCISCO MONTAS DIAZ** Firma

Colaboradores:

Topografía: CODIA: Firma

Colaboradores:

Datos de Hoja: CODIA: Firma

Colaboradores:

DATOS DE HOJA

Contenido:
PLANOS ARQUITECTONICOS

Señal:

Revisión:

Digitador Cad: CODIA: 15514
MARIA I MATOS RAMIREZ

GABRIELA ALMANZAR 32595

Archivo: Software:

Ubicación: Backup Media: HD CD DVD USB

Fecha:

Emissiones: No. Nota. Fecha.

Escala: 1/100 Hoja: No. De

28 / 74 **A-128**

MATERIAL	SIMBOLOGIA
MURO DE CONCRETO	
MURO DE BLOCK	
MURO CORTINA	
MURO DE DENSGLOSS	
MURO PANDERETA ACUSTICAS	
INDICADOR DE PUERTA	
INDICADOR DE VENTANA	
INDICADOR DE ELEVACION	
INDICADOR DE SECCION	
INDICADOR DE COTA DE NIVEL	NPT 0.00
INDICADOR VER DETALLE	

LEYENDA ELECTRICA	
	EXTINTOR
	DETECTOR DE HUMO
	CAMARA
	CONTROL ACCESO
	CONTROL ASISTENCIA
	RI 4X4
	RI 10X10
	RE 5X5
	LUZ ESTROBOSCOPICA
	PULL STATION
	PANEL CONTRA INCENDIO
	LUZ DE EMERGENCIA
	GABINETE
	SALIDA INTERRUPTOR SENCILLO
	SALIDA TOMACORRIENTE SENCILLO
	SALIDA TOMACORRIENTE EN PISO
	SALIDA TOMACORRIENTE UPS
	SALIDA DE DATA
	SALIDA DE DATA EN PISO
	EXTRACTOR
	DUCTO
	SALIDA DE LUZ TECHO 40W-3600LM
	LAMP. 40W- 2X2
	SALIDA LUZ LED TECHO 20W
	SALIDA LED 9W
	LAMP. 24W
	LUZ JARDIN ESTACA 13 W
	LAMP. 40W 2X4
	CANALIZACION
	SALIDA EN TECHO
	LAMP. DE SUPERFICIE 15W
	OJO DE BUEY 5W
	LAMP. DE TECHO 20W
	COLGANTE 32W
	TIRA LED
	LUZ RIEL 15W
	ABANICO




PLANTA DATA

4TO NIVEL / 1,255.00 M2


MATERIAL	SIMBOLOGIA
MURO DE CONCRETO	
MURO DE BLOCK	
MURO CORTINA	
MURO DE DENSGLASS	
MURO PANDERETA ACÚSTICAS	
INDICADOR DE PUERTA	
INDICADOR DE VENTANA	
INDICADOR DE ELEVACION	
INDICADOR DE SECCION	
INDICADOR DE COTA DE NIVEL	NPT 0.00
INDICADOR VER DETALLE	

LEYENDA ELECTRICA	
	EXTINTOR
	DETECTOR DE HUMO
	CAMARA
	CONTROL ACCESO
	CONTROL ASISTENCIA
	RI 4X4
	RI 10X10
	RE 5X5
	LUZ ESTROBOSCOPICA
	PULL STATION
	PANEL CONTRA INCENDIO
	LUZ DE EMERGENCIA
	GABINETE
	SALIDA INTERRUPTOR SENCILLO
	SALIDA TOMACORRIENTE SENCILLO
	SALIDA TOMACORRIENTE EN PISO
	SALIDA TOMACORRIENTE UPS
	SALIDA DE DATA
	SALIDA DE DATA EN PISO
	EXTRACTOR
	DUCTO
	SALIDA DE LUZ TECHO 40W-3600LM
	LAMP. 40W- 2X2
	SALIDA LUZ LED TECHO 20W
	SALIDA LED 9W
	LAMP. 24W
	LUZ JARDIN ESTACA 13 W
	LAMP. 40W 2X4
	CANALIZACION
	SALIDA EN TECHO
	LAMP. DE SUPERFICIE 15W
	OJO DE BUEY 5W
	LAMP. DE TECHO 20W
	COLGANTE 32W
	TIRA LED
	LUZ RIEL 15W
	ABANICO

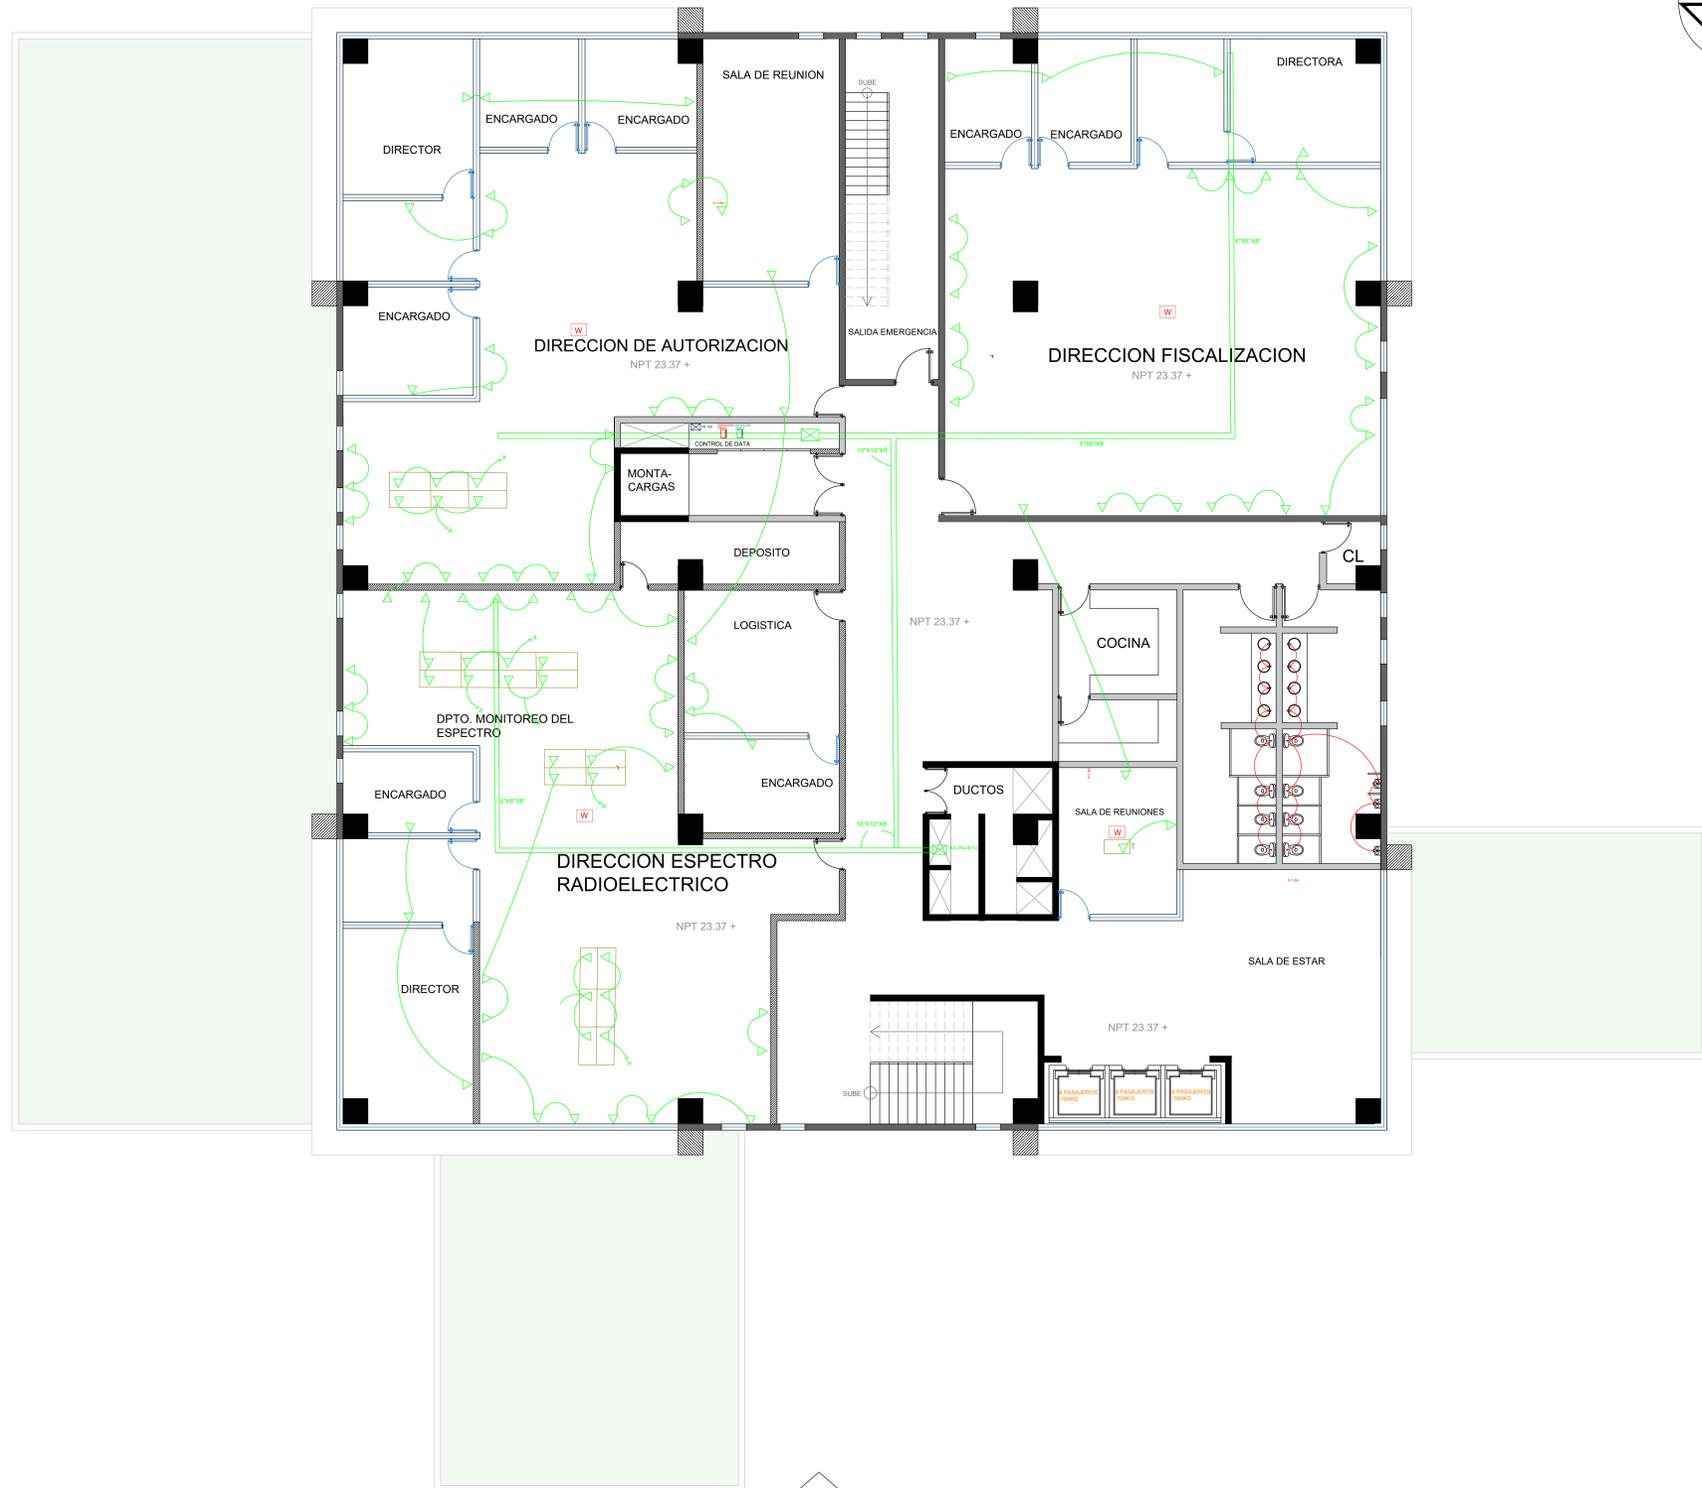

PROYECTO			
Nombre Edificio Sede Central del INDOTEL			
Direccion: Av. 27 de Febrero, entre la av. Fernando Defillo y av. Enrique Jimenez de Moya, Sto. Dgo.			
Ubicacion:	Municipio:	Dist. Catast.	No
410033349	4042635063	4042633001	
Propietario: INDOTEL			
Direccion: Av. Abraham Lincoln, no 962, Sto. Dgo.			
RNC:	Telefono:	Fax:	
401508915	829-732-5555	829-732-5555	
E-Mail:	Web:		
Correspondencia@indotel.gob.do	www.indotel.gob.do		
DISEÑO			
Arquitectura DEPARTAMENTO DE INFRAESTRUCTURA INDOTEL			
COLABORADORES			
ARQUITECTOS:	CODIA:	FIRMA:	
ANGEL EMILIO ROSARIO	11706		
NELSON MORALES AYBAR	35171		
Proyector:	Codia:	Firma:	
JOSE LUIS HORTON	29623		
Diseño:	Codia:	Firma:	
Colaboradores:			
Diseño Estructural:	Codia:	Firma:	
Nombre:	29625		
ING. MELVIN OMAR GONZALEZ			
Colaboradores:			
Diseño Eléctrico:	Codia:	Firma:	
Nombre:	15732		
ING. YSAIAS FRANCISCO MONTAS DIAZ			
Colaboradores:			
Diseño Sanitario:	Codia:	Firma:	
Nombre:	20356		
ING. ERIBERTO MONTILLA			
Colaboradores:			
Diseño Mecánico:	Codia:	Firma:	
Nombre:	15732		
ING. YSAIAS FRANCISCO MONTAS DIAZ			
Colaboradores:			
DATOS DE HOJA			
Contenido: PLANOS ARQUITECTONICOS			
Sellos:			
Revisiones:			
Digitador Cad:	Codia:		
MARIA I MATOS RAMIREZ	15514		
GABRIELA ALMANZAR	32595		
Archivo:	Software:		
Ubicacion:	Backup Media:		
	HD CD DVD USB		
Fecha:			
Emisiones			
No:	Nota:	Fecha:	
Escala:			
No:	De:	Hoja:	
30	74	A-130	

PLANTA DATA
6TO NIVEL / 1,272.00 M2

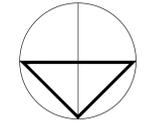

PROYECTO

Nombre
Edificio Sede Central del INDOTEL

Dirección:
Av. 27 de Febrero, entre la av. Fernando Defillo y av. Enrique Jimenez de Moya, Sto. Dgo.

Ubicación:
Municipio: 010032349
Código Postal: 010032349
Dist. Catast.: No
Dens. Constr.: 40/24.350/3
Área: 4504/73301

INDOTEL

Dirección:
Av. Abraham Lincoln, no 962, Sto. Dgo.

RNC: 401508915 Teléfono: 829-732-6555 Fax: 829-732-6555

E-Mail: Correspondencia@indotel.gob.do Web: www.indotel.gob.do

DISENO

Arquitectura
DEPARTAMENTO DE INFRAESTRUCTURA
INDOTEL

COLABORADORES

ARQUITECTOS: CODIA: FIRMA:
ANGEL EMILIO ROSARIO 11706
NELSON MORALES AYBAR 35171

Ingeniero Codia 29623
JOSE LUIS HORTON Firma

Urbanismo Codia
Firma

Colaboradores

Diseño Estructural Codia 39625
Nombre: ING. MELVIN OMAR GONZALEZ Firma

Colaboradores

Diseño Eléctrico Codia 15732
Nombre: ING. YSAIAS FRANCISCO MONTAS DIAZ Firma

Colaboradores

Diseño Sanitario Codia 20356
Nombre: ING. ERIBERTO MONTILLA Firma

Colaboradores

Diseño Mecánico Codia 15732
Nombre: ING. YSAIAS FRANCISCO MONTAS DIAZ Firma

Colaboradores

Topografía Codia
Firma

Colaboradores

DATOS DE HOJA

Contenido:
PLANOS ARQUITECTONICOS

Señal

Revisión

Dibujador Cad Codia
MARIA I MATOS RAMIREZ 15514
GABRIELA ALMANZAR 32595

Archivo Software

Ubicación: Backup Media
HD CD DVD USB

Fecha

Emissiones
No Nota Fecha


Escala 1/100 Hoja
No 31 De 74 A-131

MATERIAL	SIMBOLOGIA
MURO DE CONCRETO	
MURO DE BLOCK	
MURO CORTINA	
MURO DE DENSGLOSS	
MURO PANDERETA ACUSTICAS	
INDICADOR DE PUERTA	
INDICADOR DE VENTANA	
INDICADOR DE ELEVACION	
INDICADOR DE SECCION	
INDICADOR DE COTA DE NIVEL	NPT 0.00
INDICADOR VER DETALLE	

LEYENDA ELECTRICA	
	EXTINTOR
	DETECTOR DE HUMO
	CAMARA
	CONTROL ACCESO
	CONTROL ASISTENCIA
	RI 4X4
	RI 10X10
	RE 5X5
	LUZ ESTROBOSCOPICA
	PULL STATION
	PANEL CONTRA INCENDIO
	LUZ DE EMERGENCIA
	GABINETE
	SALIDA INTERRUPTOR SENCILLO
	SALIDA TOMACORRIENTE SENCILLO
	SALIDA TOMACORRIENTE EN PISO
	SALIDA TOMACORRIENTE UPS
	SALIDA DE DATA
	SALIDA DE DATA EN PISO
	EXTRACTOR
	DUCTO
	SALIDA DE LUZ TECHO 40W-3600LM
	LAMP. 40W- 2X2
	SALIDA LUZ LED TECHO 20W
	SALIDA LED 9W
	LAMP. 24W
	LUZ JARDIN ESTACA 13 W
	LAMP. 40W 2X4
	CANALIZACION
	SALIDA EN TECHO
	LAMP. DE SUPERFICIE 15W
	OJO DE BUEY 5W
	LAMP. DE TECHO 20W
	COLGANTE 32W
	TIRA LED
	LUZ RIEL 15W
	ABANICO



PLANTA DATA
7MO NIVEL / 1,272.00 M2

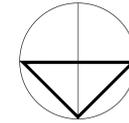

PROYECTO

Nombre
Edificio Sede Central del INDOTEL

Dirección:
Av. 27 de Febrero, entre la av. Fernando Defillo y av. Enrique Jimenez de Moya, Sto. Dgo.

Ubicación:
Municipio: 401033349
Dist. Catast.: 401033352
Propietario: 401033351

INDOTEL

Dirección:
Av. Abraham Lincoln, no 962, Sto. Dgo.

RFC: 401508915 Teléfono: 829-732-5555 Fax: 829-732-6555
E-Mail: Correspondencia@indotel.gob.do Web: www.indotel.gob.do

DISEÑO

Arquitectura
DEPARTAMENTO DE INFRAESTRUCTURA
INDOTEL

COLABORADORES

ARQUITECTOS: CODIA: FIRMA:
ANGEL EMILIO ROSARIO 11706
NELSON MORALES AYBAR 35171

Ingeniero Codia 29623
JOSE LUIS HORTON Firma

Arquitecto Codia
LUIS Firma

Colaboradores

Diseño Estructural Codia 39625
Nombre: ING. MELVIN OMAR GONZALEZ Firma

Colaboradores

Diseño Eléctrico Codia 15732
Nombre: ING. YSAIAS FRANCISCO MONTAS DIAZ Firma

Colaboradores

Diseño Sanitario Codia 20356
Nombre: ING. ERIBERTO MONTILLA Firma

Colaboradores

Diseño Mecánico Codia 15732
Nombre: ING. YSAIAS FRANCISCO MONTAS DIAZ Firma

Colaboradores

Topografía Codia
Firma

Colaboradores

DATOS DE HOJA

Contenido:
PLANOS ARQUITECTONICOS

Señal

Revisión

Digitador Cad Codia
MARIA I MATOS RAMIREZ 15514
GABRIELA ALMANZAR 32595

Archivo Software

Ubicación: Backup Media HD CD DVD USB

Fecha


Emissiones
No Nota Fecha

Escala: 1/100 Hoja

No. 33 De 74 A-133

MATERIAL	SIMBOLOGIA
MURO DE CONCRETO	
MURO DE BLOCK	
MURO CORTINA	
MURO DE DENSGLASS	
MURO PANDERETA ACUSTICAS	
INDICADOR DE PUERTA	
INDICADOR DE VENTANA	
INDICADOR DE ELEVACION	
INDICADOR DE SECCION	
INDICADOR DE COTA DE NIVEL	NPT 0.00
INDICADOR VER DETALLE	


LEYENDA ELECTRICA	
	EXTINTOR
	DETECTOR DE HUMO
	CAMARA
	CONTROL ACCESO
	CONTROL ASISTENCIA
	RI 4X4
	RI 10X10
	RE 5X5
	LUZ ESTROBOSCOPICA
	PULL STATION
	PANEL CONTRA INCENDIO
	LUZ DE EMERGENCIA
	GABINETE
	SALIDA INTERRUPTOR SENCILLO
	SALIDA TOMACORRIENTE SENCILLO
	SALIDA TOMACORRIENTE EN PISO
	SALIDA TOMACORRIENTE UPS
	SALIDA DE DATA
	SALIDA DE DATA EN PISO
	EXTRACTOR
	DUCTO
	SALIDA DE LUZ TECHO 40W-3600LM
	LAMP. 40W- 2X2
	SALIDA LUZ LED TECHO 20W
	SALIDA LED 9W
	LAMP. 24W
	LUZ JARDIN ESTACA 13 W
	LAMP. 40W 2X4
	CANALIZACION
	SALIDA EN TECHO
	LAMP. DE SUPERFICIE 15W
	OJO DE BUEY 5W
	LAMP. DE TECHO 20W
	COLGANTE 32W
	TIRA LED
	LUZ RIEL 15W
	ABANICO

 

PLANTA DATA
9NO NIVEL / 1,255.00 M2


MATERIAL	SIMBOLOGIA
MURO DE CONCRETO	
MURO DE BLOCK	
MURO CORTINA	
MURO DE DENSGLASS	
MURO PANDERETA ACUSTICAS	
INDICADOR DE PUERTA	
INDICADOR DE VENTANA	
INDICADOR DE ELEVACION	
INDICADOR DE SECCION	
INDICADOR DE COTA DE NIVEL	NPT 0.00
INDICADOR VER DETALLE	

LEYENDA ELECTRICA	
	EXTINTOR
	DETECTOR DE HUMO
	CAMARA
	CONTROL ACCESO
	CONTROL ASISTENCIA
	RI 4X4
	RI 10X10
	RI 5X5
	LUZ ESTROBOSCOPICA
	PULL STATION
	PANEL CONTRA INCENDIO
	LUZ DE EMERGENCIA
	GABINETE
	SALIDA INTERRUPTOR SENCILLO
	SALIDA TOMACORRIENTE SENCILLO
	SALIDA TOMACORRIENTE EN PISO
	SALIDA TOMACORRIENTE UPS
	SALIDA DE DATA
	SALIDA DE DATA EN PISO
	EXTRACTOR
	DUCTO
	SALIDA DE LUZ TECHO 40W-3600LM
	LAMP. 40W-2X2
	SALIDA LUZ LED TECHO 20W
	SALIDA LED 9W
	LAMP. 24W
	LUZ JARDIN ESTACA 13 W
	LAMP. 40W 2X4
	CANALIZACION
	SALIDA EN TECHO
	LAMP. DE SUPERFICIE 15W
	OJO DE BUEY 5W
	LAMP. DE TECHO 20W
	COLGANTE 32W
	TIRA LED
	LUZ RIEL 15W
	ABANICO

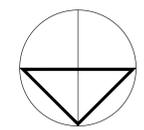

id indotel	
PROYECTO	
Nombre: Edificio Sede Central del INDOTEL	
Dirección: Av. 27 de Febrero, entre la av. Fernando Defillo y av. Enrique Jimenez de Moya, Sto. Dgo.	
Ubicación:	Av. 27 de Febrero, entre la av. Fernando Defillo y av. Enrique Jimenez de Moya, Sto. Dgo.
Municipio: 610033349	Dist. Catast.: No
Dirección Catastral: 4042435063	
Propietario:	INDOTEL
Dirección: Av. Abraham Lincoln, no 962, Sto. Dgo.	
RNC: 401508915	Teléfono: 829-732-5555
	Fax: 829-732-6555
E-Mail: Correspondencia@indotel.gob.do	Web: www.indotel.gob.do
DISEÑO	
Arquitectura: DEPARTAMENTO DE INFRAESTRUCTURA INDOTEL	
COLABORADORES	
ARQUITECTOS:	CODIA: FIRMA:
ANGEL EMILIO ROSARIO 11706	
NELSON MORALES AYBAR 35171	
Ingeniero:	Codia: 29623
JOSE LUIS HORTON	Firma:
Urbanismo:	Codia:
	Firma:
Colaboradores:	
Diseño Estructural:	Codia: 39625
ING. MELVIN OMAR GONZALEZ	Firma:
Colaboradores:	
Diseño Eléctrico:	Codia: 15732
ING. YSAIAS FRANCISCO MONTAS DIAZ	Firma:
Colaboradores:	
Diseño Sanitario:	Codia: 20356
ING. ERIBERTO MONTILLA	Firma:
Colaboradores:	
Diseño Mecánico:	Codia: 15732
ING. YSAIAS FRANCISCO MONTAS DIAZ	Firma:
Colaboradores:	
Topografía:	Codia:
	Firma:
	Codia:
	Firma:
DATOS DE HOJA	
Contenido: PLANOS ARQUITECTONICOS	
Sellos:	
Revisión:	
Digitador Cad:	Codia:
MARIA I MATOS RAMIREZ 15514	
GABRIELA ALMANZAR 32595	
Archivo:	Software:
Ubicación:	Backup Media:
	HD CD DVD USB
Fecha:	
No:	Fecha:
Emissiones:	
No:	Fecha:
Escala: 1/100	
No:	De:
34	74
Hoja: A-134	

PLANTA DATA
10MO NIVEL / 1,236.00 M2

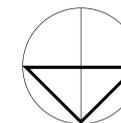

PROYECTO

Nombre
Edificio Sede Central del INDOTEL

Dirección:
Av. 27 de Febrero, entre la av. Fernando Defillo y av. Enrique Jimenez de Moya, Sto. Dgo.

Ubicación:
Municipalidad: 4010013495
Distrito: 4010013495
Código Postal: 4010013495
Código Catastral: 4010013495

Propietario:
INDOTEL

Dirección:
Av. Abraham Lincoln, no 962, Sto. Dgo.

RFC: 401508915 Teléfono: 829-732-5555 Fax: 829-732-5555

E-Mail: Correspondencia@indotel.gob.do Web: www.indotel.gob.do

DISEÑO

Arquitectura
DEPARTAMENTO DE INFRAESTRUCTURA
INDOTEL

COLABORADORES

ARQUITECTOS: CODIA: FIRMA:
ANGEL EMILIO ROSARIO 11706
NELSON MORALES AYBAR 35171

Ingeniero CODIA 29623
JOSE LUIS HORTON Firma

Urbanismo CODIA
Firma

Colaboradores

Diseño Estructural CODIA 39625
Nombre: ING. MELVIN OMAR GONZALEZ Firma

Colaboradores

Diseño Eléctrico CODIA 15732
Nombre: ING. YSAIAS FRANCISCO MONTAS DIAZ Firma

Colaboradores

Diseño Sanitario CODIA 20356
Nombre: ING. ERIBERTO MONTILLA Firma

Colaboradores

Diseño Mecánico CODIA 15732
Nombre: ING. YSAIAS FRANCISCO MONTAS DIAZ Firma

Colaboradores

Topografía CODIA
Firma

Colaboradores

DATOS DE HOJA

Contenido:
PLANOS ARQUITECTONICOS

Señal

Revisión

Dibujador Cad CODIA
MARIA I MATOS RAMIREZ 15514
GABRIELA ALMANZAR 32595

Archivo Software

Ubicación: Backup Media
HD CD DVD USB

Fecha

Emissiones

No. Nota Fecha

Escala 1/100 Hoja

No. De


36 / 73 A-136

MATERIAL	SIMBOLOGIA
MURO DE CONCRETO	
MURO DE BLOCK	
MURO CORTINA	
MURO DE DENSGLOSS	
MURO PANDERETA ACUSTICAS	
INDICADOR DE PUERTA	
INDICADOR DE VENTANA	
INDICADOR DE ELEVACION	
INDICADOR DE SECCION	
INDICADOR DE COTA DE NIVEL	
INDICADOR VER DETALLE	

LEYENDA ELECTRICA	
	EXTINTOR
	DETECTOR DE HUMO
	CAMARA
	CONTROL ACCESO
	CONTROL ASISTENCIA
	RI 4X4
	RI 10X10
	RE 5X5
	LUZ ESTROBOSCOPICA
	PULL STATION
	PANEL CONTRA INCENDIO
	LUZ DE EMERGENCIA
	GABINETE
	SALIDA INTERRUPTOR SENCILLO
	SALIDA TOMACORRIENTE SENCILLO
	SALIDA TOMACORRIENTE EN PISO
	SALIDA TOMACORRIENTE UPS
	SALIDA DE DATA
	SALIDA DE DATA EN PISO
	EXTRACTOR
	DUCTO
	SALIDA DE LUZ TECHO 40W-3600LM
	LAMP. 40W- 2X2
	SALIDA LUZ LED TECHO 20W
	SALIDA LED 9W
	LAMP. 24W
	LUZ JARDIN ESTACA 13 W
	LAMP. 40W 2X4
	CANALIZACION
	SALIDA EN TECHO
	LAMP. DE SUPERFICIE 15W
	OJO DE BUEY 5W
	LAMP. DE TECHO 20W
	COLGANTE 32W
	TIRA LED
	LUZ RIEL 15W
	ABANICO



PLANTA SEGURIDAD
2DO NIVEL / 1,572.60 M2

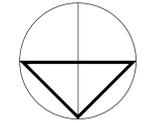

PROYECTO

Nombre
Edificio Sede Central del INDOTEL

Dirección:
Av. 27 de Febrero, entre la av. Fernando Defillo y av. Enrique Jimenez de Moya, Sto. Dgo.

Ubicación:
Municipio: 401003349
Código Postal: 401003349
Código Catastral: 401003349

Propietario:
INDOTEL

Dirección:
Av. Abraham Lincoln, no. 962, Sto. Dgo.

RNC: 401508915 Teléfono: 829-732-6555 Fax: 829-732-6555
E-Mail: Correspondencia@indotel.gob.do Web: www.indotel.gob.do

DISENO

Arquitectura
DEPARTAMENTO DE INFRAESTRUCTURA
INDOTEL

COLABORADORES
ARQUITECTOS: CODIA: FIRMA:
ANGEL EMILIO ROSARIO 11706
NELSON MORALES AYBAR 35171

Ingeniero Codia: 29623
JOSE LUIS HORTON Firma: -

Urbanismo Codia: -
Firma: -

Colaboradores

Diseño Estructural
Nombre: Codia: 39625
ING. MELVIN OMAR GONZALEZ Firma: -

Colaboradores

Diseño Eléctrico
Nombre: Codia: 15732
ING. YSAIAS FRANCISCO MONTAS DIAZ Firma: -

Colaboradores

Diseño Sanitario
Nombre: Codia: 20356
ING. ERIBERTO MONTILLA Firma: -

Colaboradores

Diseño Mecánico
Nombre: Codia: 15732
ING. YSAIAS FRANCISCO MONTAS DIAZ Firma: -

Colaboradores

Topografía
Nombre: Codia: -
Firma: -

Datos de Hoja
Nombre: Codia: -
Firma: -

DATOS DE HOJA

Contenido:
PLANOS ARQUITECTONICOS

Señal:

Revisión:

Digitador Cad Codia:
MARIA I MATOS RAMIREZ 15514
GABRIELA ALMANZAR 32595

Archivo: Software: -

Ubicación: Backup Media:
HD CD DVD USB

Fecha:

Emissiones
No. Nota Fecha

Escala: 1/100 Hoja
No. 37 De 73 A-137

MATERIAL	SIMBOLOGIA
MURO DE CONCRETO	▬
MURO DE BLOCK	▬
MURO CORTINA	▬
MURO DE DENSGLOSS	▬
MURO PANDERETA ACUSTICAS	▬
INDICADOR DE PUERTA	△
INDICADOR DE VENTANA	◇
INDICADOR DE ELEVACION	△
INDICADOR DE SECCION	△
INDICADOR DE COTA DE NIVEL	NPT 0.00
INDICADOR VER DETALLE	•

 
LEYENDA ELECTRICA


- △ EXTINTOR
- ⊕ DETECTOR DE HUMO
- ⊕ CAMARA
- ⊕ CONTROL ACCESO
- ⊕ CONTROL ASISTENCIA
- RI 4X4
- RI 10X10
- RE 5X5
- ⊕ LUZ ESTROBOSCOPICA
- ⊕ PULL STATION
- ⊕ PANEL CONTRA INCENDIO
- ⊕ LUZ DE EMERGENCIA
- ⊕ GABINETE
- ⊕ SALIDA INTERRUPTOR SENCILLO
- ⊕ SALIDA TOMACORRIENTE SENCILLO
- ⊕ SALIDA TOMACORRIENTE EN PISO
- ⊕ SALIDA TOMACORRIENTE UPS
- ⊕ SALIDA DE DATA
- ⊕ SALIDA DE DATA EN PISO
- ⊕ EXTRACTOR
- DUCTO
- ⊕ SALIDA DE LUZ TECHO 40W-3600LM
- ⊕ LAMP. 40W- 2X2
- ⊕ SALIDA LUZ LED TECHO 20W
- ⊕ SALIDA LED 9W
- ⊕ LAMP. 24W
- ⊕ LUZ JARDIN ESTACA 13 W
- ⊕ LAMP. 40W 2X4
- ⊕ CANALIZACION
- ⊕ SALIDA EN TECHO
- ⊕ LAMP. DE SUPERFICIE 15W
- ⊕ OJO DE BUEY 5W
- ⊕ LAMP. DE TECHO 20W
- ⊕ COLGANTE 32W
- ⊕ TIRA LED
- ⊕ LUZ RIEL 15W
- ⊕ ABANICO



PLANTA SEGURIDAD

3ER NIVEL / 1,572.60 M2



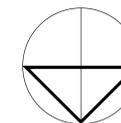

PROYECTO

Nombre
Edificio Sede Central del INDOTEL

Dirección:
Av. 27 de Febrero, entre la av. Fernando Defillo y av. Enrique Jimenez de Moya, Sto. Dgo.

Ubicación:
Municipio: 401003349
Código Postal: 401003349
Código Catastral: 401003349

Propietario:
INDOTEL

Dirección:
Av. Abraham Lincoln, no 962, Sto. Dgo.

RNC: 401508915 Teléfono: 829-732-5555 Fax: 829-732-5555

E-Mail: Correspondencia@indotel.gob.do Web: www.indotel.gob.do

DISEÑO

Arquitectura
DEPARTAMENTO DE INFRAESTRUCTURA
INDOTEL

COLABORADORES

ARQUITECTOS: CODIA: FIRMA:
ANGEL EMILIO ROSARIO 11700
NELSON MORALES AYBAR 35171

Ingeniero Codia: 29623
JOSE LUIS HORTON Firma: -

Urbanista Codia: -
- Firma: -

Diseño Estructural
Nombre: Codia: 39625
ING. MELVIN OMAR GONZALEZ Firma: -

Colaboradores: -

Diseño Eléctrico
Nombre: Codia: 15732
ING. YSAIAS FRANCISCO MONTAS DIAZ Firma: -

Colaboradores: -

Diseño Sanitario
Nombre: Codia: 20356
ING. ERIBERTO MONTILLA Firma: -

Colaboradores: -

Diseño Mecánico
Nombre: Codia: 15732
ING. YSAIAS FRANCISCO MONTAS DIAZ Firma: -

Colaboradores: -

Topografía
Nombre: Codia: -
- Firma: -

Datos de Hoja

Contenido:
PLANOS ARQUITECTONICOS

Señal: -

Revisión: -

Digitador Cad: Codia: -
MARIA I MATOS RAMIREZ 15514
GABRIELA ALMANZAR 32595

Archivo: Software: -

Ubicación: Backup Media:
- HD CD DVD USB

Fecha: -

Emissiones
No: Nota: Fecha: -

Escala: 1/100 Hoja: -
No: 38 De: 73 A-138


LEYENDA	
MATERIAL	SIMBOLOGIA
MURO DE CONCRETO	
MURO DE BLOCK	
MURO CORTINA	
MURO DE DENSGLOSS	
MURO PANDERETA ACUSTICAS	
INDICADOR DE PUERTA	
INDICADOR DE VENTANA	
INDICADOR DE ELEVACION	
INDICADOR DE SECCION	
INDICADOR DE COTA DE NIVEL	NPT 0.00
INDICADOR VER DETALLE	

LEYENDA ELECTRICA	
	EXTINTOR
	DETECTOR DE HUMO
	CAMARA
	CONTROL ACCESO
	CONTROL ASISTENCIA
	RI 4X4
	RI 10X10
	RE 5X5
	LUZ ESTROBOSCOPICA
	PULL STATION
	PANEL CONTRA INCENDIO
	LUZ DE EMERGENCIA
	GABINETE
	SALIDA INTERRUPTOR SENCILLO
	SALIDA TOMACORRIENTE SENCILLO
	SALIDA TOMACORRIENTE EN PISO
	SALIDA TOMACORRIENTE UPS
	SALIDA DE DATA
	SALIDA DE DATA EN PISO
	EXTRACTOR
	DUCTO
	SALIDA DE LUZ TECHO 40W-3600LM
	LAMP. 40W-2X2
	SALIDA LUZ LED TECHO 20W
	SALIDA LED 9W
	LAMP. 24W
	LUZ JARDIN ESTACA 13 W
	LAMP. 40W 2X4
	CANALIZACION
	SALIDA EN TECHO
	LAMP. DE SUPERFICIE 15W
	OJO DE BUEY 5W
	LAMP. DE TECHO 20W
	COLGANTE 32W
	TIRA LED
	LUZ RIEL 15W
	ABANICO



PLANTA SEGURIDAD

4TO NIVEL / 1,255.00 M2

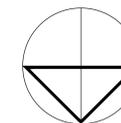

PROYECTO

Nombre
Edificio Sede Central del INDOTEL

Dirección:
Av. 27 de Febrero, entre la av. Fernando Defillo y av. Enrique Jimenez de Moya, Sto. Dgo.

Ubicación:
Municipalidad: 4010013495
Dist. Catastr.: 4010013495
Propietario: 4010013495

INDOTEL

Dirección:
Av. Abraham Lincoln, no 962, Sto. Dgo.

RNC: 401508915 Teléfono: 829-732-6555 Fax: 829-732-6555

E-Mail: Correspondencia@indotel.gob.do Web: www.indotel.gob.do

DISEÑO

Arquitectura
DEPARTAMENTO DE INFRAESTRUCTURA
INDOTEL

COLABORADORES

ARQUITECTOS: CODIA: FIRMA:
ANGEL EMILIO ROSARIO 11706
NELSON MORALES AYIBAR 35171

Ingeniero Codia 29623
Firma +
ING. JOSE LUIS HORTON

Urbanismo Codia
Firma

Colaboradores

Diseño Estructural Codia 39625
Firma
ING. MELVIN OMAR GONZALEZ

Colaboradores

Diseño Eléctrico Codia 15732
Firma
ING. YSAIAS FRANCISCO MONTAS DIAZ

Colaboradores

Diseño Sanitario Codia 20356
Firma
ING. ERIBERTO MONTILLA

Colaboradores

Diseño Mecánico Codia 15732
Firma
ING. YSAIAS FRANCISCO MONTAS DIAZ

Colaboradores

Topografía Codia
Firma

Colaboradores

DATOS DE HOJA

Contenido:
PLANOS ARQUITECTONICOS

Sellos

Revisiones

Digitador Cad Codia
MARIA I MATOS RAMIREZ 15514
GABRIELA ALMANZAR 32595

Archivo Software

Ubicación: Backup Media
HD CD DVD USB

Fecha

Emissiones

No. Nota Fecha

Escala No. De Hoja

1/100 De A-140


40 73


MATERIAL	SIMBOLOGIA
MURO DE CONCRETO	
MURO DE BLOCK	
MURO CORTINA	
MURO DE DENSGLOSS	
MURO PANDERETA ACUSTICAS	
INDICADOR DE PUERTA	
INDICADOR DE VENTANA	
INDICADOR DE ELEVACION	
INDICADOR DE SECCION	
INDICADOR DE COTA DE NIVEL	NPT 0.00
INDICADOR VER DETALLE	

LEYENDA ELECTRICA	
	EXTINTOR
	DETECTOR DE HUMO
	CAMARA
	CONTROL ACCESO
	CONTROL ASISTENCIA
	RI 4X4
	RI 10X10
	RE 5X5
	LUZ ESTROBOSCOPICA
	PULL STATION
	PANEL CONTRA INCENDIO
	LUZ DE EMERGENCIA
	GABINETE
	SALIDA INTERRUPTOR SENCILLO
	SALIDA TOMACORRIENTE SENCILLO
	SALIDA TOMACORRIENTE EN PISO
	SALIDA TOMACORRIENTE UPS
	SALIDA DE DATA
	SALIDA DE DATA EN PISO
	EXTRACTOR
	DUCTO
	SALIDA DE LUZ TECHO 40W-3600LM
	LAMP. 40W- 2X2
	SALIDA LUZ LED TECHO 20W
	SALIDA LED 9W
	LAMP. 24W
	LUZ JARDIN ESTACA 13 W
	LAMP. 40W 2X4
	CANALIZACION
	SALIDA EN TECHO
	LAMP. DE SUPERFICIE 15W
	OJO DE BUEY 5W
	LAMP. DE TECHO 20W
	COLGANTE 32W
	TIRA LED
	LUZ RIEL 15W
	ABANICO



 PLANTA SEGURIDAD
6TO NIVEL / 1,272.00 M2



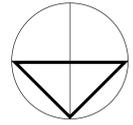

PROYECTO

Nombre
Edificio Sede Central del INDOTEL

Dirección:
Av. 27 de Febrero, entre la av. Fernando Defillo y av. Enrique Jimenez de Moya, Sto. Dgo.

Ubicación:
Municipio: 401003349
Código Postal: 401003349
Dist. Catast.: No

INDOTEL

Dirección:
Av. Abraham Lincoln, no. 962, Sto. Dgo.

RNC: 401508915 Teléfono: 829-732-6555 Fax: 829-732-6555
E-Mail: Correspondencia@indotel.gob.do Web: www.indotel.gob.do

DISEÑO

Arquitectura
DEPARTAMENTO DE INFRAESTRUCTURA
INDOTEL

COLABORADORES

ARQUITECTOS: CODIA: FIRMA:
ANGEL EMBILIO ROSARIO 11706
NELSON MORALES AYBAR 35171

Ingeniero Codia 29623
Firma +
JOSE LUIS HORTON

Urbanismo Codia
Firma

Colaboradores

Diseño Estructural Codia 39625
Nombre FIRMA
ING. MELVIN OMAR GONZALEZ

Colaboradores

Diseño Eléctrico Codia 15732
Nombre FIRMA
ING. YSAIAS FRANCISCO MONTAS DIAZ

Colaboradores

Diseño Sanitario Codia 20356
Nombre FIRMA
ING. ERIBERTO MONTILLA

Colaboradores

Diseño Mecánico Codia 15732
Nombre FIRMA
ING. YSAIAS FRANCISCO MONTAS DIAZ

Colaboradores

Topografía Codia
Nombre FIRMA

Codia

DATOS DE HOJA

Contenido:
PLANOS ARQUITECTONICOS

Señal

Revisiones

Dibujador Carl Codia
MARIA I MATOS RAMIREZ 15514
GABRIELA ALMANZAR 32595

Archivo Software

Ubicación: Backup Media
HD CD DVD USB

Emissiones

No Nota Fecha

Escala 1/100 Hoja

No. De
41 / 73 A-141


MATERIAL	SIMBOLOGIA
MURO DE CONCRETO	
MURO DE BLOCK	
MURO CORTINA	
MURO DE DENSGLOSS	
MURO PANDERETA ACUSTICAS	
INDICADOR DE PUERTA	
INDICADOR DE VENTANA	
INDICADOR DE ELEVACION	
INDICADOR DE SECCION	
INDICADOR DE COTA DE NIVEL	NPT 0.00
INDICADOR VER DETALLE	

LEYENDA ELECTRICA	
	EXTINTOR
	DETECTOR DE HUMO
	CAMARA
	CONTROL ACCESO
	CONTROL ASISTENCIA
	RI 4X4
	RI 10X10
	RE 5X5
	LUZ ESTROBOSCOPICA
	PULL STATION
	PANEL CONTRA INCENDIO
	LUZ DE EMERGENCIA
	GABINETE
	SALIDA INTERRUPTOR SENCILLO
	SALIDA TOMACORRIENTE SENCILLO
	SALIDA TOMACORRIENTE EN PISO
	SALIDA TOMACORRIENTE UPS
	SALIDA DE DATA
	SALIDA DE DATA EN PISO
	EXTRACTOR
	DUCTO
	SALIDA DE LUZ TECHO 40W-3600LM
	LAMP. 40W- 2X2
	SALIDA LUZ LED TECHO 20W
	SALIDA LED 9W
	LAMP. 24W
	LUZ JARDIN ESTACA 13 W
	LAMP. 40W 2X4
	CANALIZACION
	SALIDA EN TECHO
	LAMP. DE SUPERFICIE 15W
	OJO DE BUEY 5W
	LAMP. DE TECHO 20W
	COLGANTE 32W
	TIRA LED
	LUZ RIEL 15W
	ABANICO



PLANTA SEGURIDAD

7MO NIVEL / 1,272.00 M2

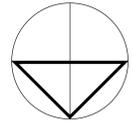

PROYECTO

Nombre
Edificio Sede Central del INDOTEL

Dirección:
Av. 27 de Febrero, entre la av. Fernando Deillo
y av. Enrique Jimenez de Moya, Sto. Dgo.

Ubicación:
Municipio: 401003349
Código Postal: 401003349
Dist. Catast.: No

Propietario:
INDOTEL

Dirección:
Av. Abraham Lincoln, no. 962, Sto. Dgo.

RNC: 401508915 Teléfono: 829-732-5555 Fax: 829-732-6555

E-Mail: Correspondencia@indotel.gob.do Web: www.indotel.gob.do

DISEÑO

Arquitectura
DEPARTAMENTO DE INFRAESTRUCTURA
INDOTEL

COLABORADORES

ARQUITECTOS: CODIA: FIRMA:
ANGEL EMILIO ROSARIO 11706
NELSON MORALES AYBAR 35171

Ingeniero Codia 29623
JOSE LUIS HORTON Firma

Urbanismo Codia
Firma

Colaboradores
Firma

Diseño Estructural Codia 39625
Nombre
ING. MELVIN OMAR GONZALEZ Firma

Colaboradores
Firma

Diseño Eléctrico Codia 15732
Nombre
ING. YSAÍAS FRANCISCO MONTAS DIAZ Firma

Colaboradores
Firma

Diseño Sanitario Codia 20356
Nombre
ING. ERIBERTO MONTILLA Firma

Colaboradores
Firma

Diseño Mecánico Codia 15732
Nombre
ING. YSAÍAS FRANCISCO MONTAS DIAZ Firma

Colaboradores
Firma

Topografía Codia
Firma

Codia
Firma

DATOS DE HOJA

PLANOS ARQUITECTONICOS

Contenido:

Señal

Revisión

Digitador Cad Codia
MARIA I MATOS RAMIREZ 15514
GABRIELA ALMANZAR 32595

Archivo Software

Ubicación: Backup Media
HD CD DVD USB

Fecha

Emissiones

No. Nota Fecha

Escala 1/100 Hoja

No. De


42 / 73 A-142

MATERIAL	SIMBOLOGIA
MURO DE CONCRETO	
MURO DE BLOCK	
MURO CORTINA	
MURO DE DENSGLOSS	
MURO PANDERETA ACUSTICAS	
INDICADOR DE PUERTA	
INDICADOR DE VENTANA	
INDICADOR DE ELEVACION	
INDICADOR DE SECCION	
INDICADOR DE COTA DE NIVEL	
INDICADOR VER DETALLE	

LEYENDA ELECTRICA	
	EXTINTOR
	DETECTOR DE HUMO
	CAMARA
	CONTROL ACCESO
	CONTROL ASISTENCIA
	RJ 4X4
	RJ 10X10
	RE 5X5
	LUZ ESTROBOSCOPICA
	PULL STATION
	PANEL CONTRA INCENDIO
	LUZ DE EMERGENCIA
	GABINETE
	SALIDA INTERRUPTOR SENCILLO
	SALIDA TOMACORRIENTE SENCILLO
	SALIDA TOMACORRIENTE EN PISO
	SALIDA TOMACORRIENTE UPS
	SALIDA DE DATA
	SALIDA DE DATA EN PISO
	EXTRACTOR
	DUCTO
	SALIDA DE LUZ TECHO 40W-3600LM
	LAMP. 40W- 2X2
	SALIDA LUZ LED TECHO 20W
	SALIDA LED 9W
	LAMP. 24W
	LUZ JARDIN ESTACA 13 W
	LAMP. 40W 2X4
	CANALIZACION
	SALIDA EN TECHO
	LAMP. DE SUPERFICIE 15W
	OJO DE BUEY 5W
	LAMP. DE TECHO 20W
	COLGANTE 32W
	TIRA LED
	LUZ RIEL 15W
	ABANICO



PLANTA SEGURIDAD
8VO NIVEL / 1,272.00 M2

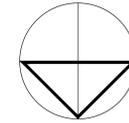

PROYECTO

Nombre
Edificio Sede Central del INDOTEL

Dirección:
Av. 27 de Febrero, entre la av. Fernando Defillo y av. Enrique Jimenez de Moya, Sto. Dgo.

Ubicación:
Municipio: 401031349
Código Postal: 401031349
Dist. Catast.: No

Propietario:
INDOTEL

Dirección:
Av. Abraham Lincoln, no. 962, Sto. Dgo.

RNC: 401508915 Teléfono: 829-732-5555 Fax: 829-732-6555

E-Mail: Correspondencia@indotel.gob.do Web: www.indotel.gob.do

DISEÑO

Arquitectura
DEPARTAMENTO DE INFRAESTRUCTURA
INDOTEL

COLABORADORES

ARQUITECTOS: CODIA: FIRMA:
ANGEL EMILIO ROSARIO 11700
NELSON MORALES AYBAR 35171

Ingeniero Codia 29623
JOSE LUIS HORTON Firma

Urbanismo Codia
Firma

Colaboradores

Diseño Estructural Codia 39625
Nombre Firma
ING. MELVIN OMAR GONZALEZ

Colaboradores

Diseño Eléctrico Codia 15732
Nombre Firma
ING. YSAIAS FRANCISCO MONTAS DIAZ

Colaboradores

Diseño Sanitario Codia 20356
Nombre Firma
ING. ERIBERTO MONTILLA

Colaboradores

Diseño Mecánico Codia 15732
Nombre Firma
ING. YSAIAS FRANCISCO MONTAS DIAZ

Colaboradores

Topografía Codia
Firma

Colaboradores

Datos de Hoja

DATOS DE HOJA

Contenido:
PLANOS ARQUITECTONICOS

Señal

Revisión

Digitador Cad Codia
MARIA I MATOS RAMIREZ 15514
GABRIELA ALMANZAR 32595

Archivo Software

Ubicación: Backup Media
HD CD DVD USB

Fecha

Emissiones

No Nota Fecha

Escala Hoja

No. De

43 / 73 A-143

MATERIAL	SIMBOLOGIA
MURO DE CONCRETO	
MURO DE BLOCK	
MURO CORTINA	
MURO DE DENSGLOSS	
MURO PANDERETA ACUSTICAS	
INDICADOR DE PUERTA	
INDICADOR DE VENTANA	
INDICADOR DE ELEVACION	
INDICADOR DE SECCION	
INDICADOR DE COTA DE NIVEL	NPT 0.00
INDICADOR VER DETALLE	

LEYENDA ELECTRICA


- EXTINTOR
- DETECTOR DE HUMO
- CAMARA
- CONTROL ACCESO
- CONTROL ASISTENCIA
- RI 4X4
- RI 10X10
- RE 5X5
- LUZ ESTROBOSCOPICA
- PULL STATION
- PANEL CONTRA INCENDIO
- LUZ DE EMERGENCIA
- GABINETE
- SALIDA INTERRUPTOR SENCILLO
- SALIDA TOMACORRIENTE SENCILLO
- SALIDA TOMACORRIENTE EN PISO
- SALIDA TOMACORRIENTE UPS
- SALIDA DE DATA
- SALIDA DE DATA EN PISO
- EXTRACTOR
- DUCTO
- SALIDA DE LUZ TECHO 40W-3600LM
- LAMP. 40W- 2X2
- SALIDA LUZ LED TECHO 20W
- SALIDA LED 9W
- LAMP. 24W
- LUZ JARDIN ESTACA 13 W
- LAMP. 40W 2X4
- CANALIZACION
- SALIDA EN TECHO
- LAMP. DE SUPERFICIE 15W
- OJO DE BUEY 5W
- LAMP. DE TECHO 20W
- COLGANTE 32W
- TIRA LED
- LUZ RIEL 15W
- ABANICO



PLANTA SEGURIDAD
9NO NIVEL / 1,255.00 M2

LEYENDA	
MATERIAL	SIMBOLOGIA
MURO DE CONCRETO	■
MURO DE BLOCK	■
MURO CORTINA	▨
MURO DE DENSGLOSS	▨
MURO PANDERETA ACUSTICAS	▨
INDICADOR DE PUERTA	△
INDICADOR DE VENTANA	◇
INDICADOR DE ELEVACION	◇
INDICADOR DE SECCION	△
INDICADOR DE COTA DE NIVEL	NPT 0.00
INDICADOR VER DETALLE	●

LEYENDA ELECTRICA	
⊕	EXTINTOR
⊙	DETECTOR DE HUMO
⊞	CAMARA
⊞	CONTROL ACCESO
⊞	CONTROL ASISTENCIA
⊞	RI 4X4
⊞	RI 10X10
⊞	RE 5X5
⊞	LUZ ESTROBOSCOPICA
⊞	PULL STATION
⊞	PANEL CONTRA INCENDIO
⊞	LUZ DE EMERGENCIA
⊞	GABINETE
⊞	SALIDA INTERRUPTOR SENCILLO
⊞	SALIDA TOMACORRIENTE SENCILLO
⊞	SALIDA TOMACORRIENTE EN PISO
⊞	SALIDA TOMACORRIENTE UPS
⊞	SALIDA DE DATA
⊞	SALIDA DE DATA EN PISO
⊞	EXTRACTOR
⊞	DUCTO
⊞	SALIDA DE LUZ TECHO 40W-3600LM
⊞	LAMP. 40W-2X2
⊞	SALIDA LUZ LED TECHO 20W
⊞	SALIDA LED 9W
⊞	LAMP. 24W
⊞	LUZ JARDIN ESTACA 13 W
⊞	LAMP. 40W 2X4
⊞	CANALIZACION
⊞	SALIDA EN TECHO
⊞	LAMP. DE SUPERFICIE 15W
⊞	OJO DE BUEY 5W
⊞	LAMP. DE TECHO 20W
⊞	COLGANTE 32W
⊞	TIRA LED
⊞	LUZ RIEL 15W
⊞	ABANICO

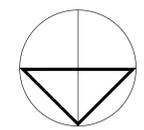

PROYECTO

Nombre
Edificio Sede Central del INDOTEL

Dirección:
Av. 27 de Febrero, entre la av. Fernando Defillo y av. Enrique Jimenez de Moya, Sto. Dgo.

Ubicación:
Municipio: 401001349
Dist. Catast.: 401001349
Código Catast.: 401001349

Propietario:
INDOTEL

Dirección:
Av. Abraham Lincoln, no. 962, Sto. Dgo.

RNC: 401508915 | Teléfono: 829-732-5555 | Fax: 829-732-5555
E-Mail: Correspondencia@indotel.gob.do | Web: www.indotel.gob.do

DISEÑO

Arquitectura
DEPARTAMENTO DE INFRAESTRUCTURA
INDOTEL

COLABORADORES

Arquitectos: ANGELO ROSARIO ROSARIO (CODIA: 11706), NELSON MORALES AYBAR (CODIA: 35171)
Ingeniero: JOSE LUIS HORTON (CODIA: 29623)
Urbanismo: (CODIA:)

Químico Estructural: ING. MELVIN OMAR GONZALEZ (CODIA: 39625)

Diseño Eléctrico: ING. YSAÍAS FRANCISCO MONTAS DIAZ (CODIA: 15732)

Diseño Sanitario: ING. ERIBERTO MONTILLA (CODIA: 20356)

Diseño Mecánico: ING. YSAÍAS FRANCISCO MONTAS DIAZ (CODIA: 15732)

Topografía: (CODIA:)

DATOS DE HOJA

Contenido:
PLANOS ARQUITECTONICOS

Revisión:
Dibujador: MARIA I. MATOS RAMIREZ (CODIA: 15514)
GABRIELA ALMANZAR (CODIA: 32595)


Archivo: Software: ()
Ubicación: Backup Media: ()
Fecha: ()

Emissiones:
No: () Nota: () Fecha: ()

Escala: 1/100 | Hoja: 44 de 73 | **A-144**

PLANTA SEGURIDAD

10MO NIVEL / 1,236.00 M2

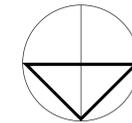

PROYECTO

Nombre
Edificio Sede Central del INDOTEL

Dirección:
Av. 27 de Febrero, entre la av. Fernando Defillo y av. Enrique Jimenez de Moya, Sto. Dgo.

Ubicación:
Municipio: 401003349
Código Postal: 401003349
Diseño: Constr. 401003349
No. 401003349

Propietario:
INDOTEL

Dirección:
Av. Abraham Lincoln, no. 962, Sto. Dgo.

RNC: 401508915 | Teléfono: 829-732-5555 | Fax: 829-732-5555

E-Mail: Correspondencia@indotel.gob.do | Web: www.indotel.gob.do

DISEÑO

Arquitectura
DEPARTAMENTO DE INFRAESTRUCTURA
INDOTEL

COLABORADORES

ARQUITECTOS: CODA: FIRMA:
ANGEL EMILIO ROSARIO 11706
NELSON MORALES AYBAR 35171

Ingeniero: Coda: 29623
JOSE LUIS HORTON Firma

Urbanismo: Coda:
Firma

Colaboradores:

Diseño Estructural: Coda: 39625
Nombre: **ING. MELVIN OMAR GONZALEZ** Firma

Colaboradores:

Diseño Eléctrico: Coda: 15732
Nombre: **ING. YSAÍAS FRANCISCO MONTAS DIAZ** Firma

Colaboradores:

Diseño Sanitario: Coda: 20356
Nombre: **ING. ERIBERTO MONTILLA** Firma

Colaboradores:

Diseño Mecánico: Coda: 15732
Nombre: **ING. YSAÍAS FRANCISCO MONTAS DIAZ** Firma

Colaboradores:

Topografía: Coda:
Firma

Colaboradores:

Datos de Hoja: Coda:
Firma

Colaboradores:

DATOS DE HOJA

Contenido:
PLANOS ARQUITECTONICOS

Señal:

Revisión:

Digitador Cad: Coda:
MARIA I MATOS RAMIREZ 15514
GABRIELA ALMANZAR 32595

Archivo: Software:

Ubicación: Backup Media: HD CD DVD USB


Fecha:

Emissiones:
No. Nota Fecha


Escala: 1/100 Hoja:
No. De **A-145**

MATERIAL	SIMBOLOGIA
MURO DE CONCRETO	
MURO DE BLOCK	
MURO CORTINA	
MURO DE DENSGLOSS	
MURO PANDERETA ACUSTICAS	
INDICADOR DE PUERTA	
INDICADOR DE VENTANA	
INDICADOR DE ELEVACION	
INDICADOR DE SECCION	
INDICADOR DE COTA DE NIVEL	NPT 0.00
INDICADOR VER DETALLE	

LEYENDA ELECTRICA	
	EXTINTOR
	DETECTOR DE HUMO
	CAMARA
	CONTROL ACCESO
	CONTROL ASISTENCIA
	RI 4X4
	RI 10X10
	RE 5X5
	LUZ ESTROBOSCOPICA
	PULL STATION
	PANEL CONTRA INCENDIO
	LUZ DE EMERGENCIA
	GABINETE
	SALIDA INTERRUPTOR SENCILLO
	SALIDA TOMACORRIENTE SENCILLO
	SALIDA TOMACORRIENTE UPS
	SALIDA DE DATA
	SALIDA DE DATA EN PISO
	EXTRACTOR
	DUCTO
	SALIDA DE LUZ TECHO 40W-3600LM
	LAMP. 40W- 2X2
	SALIDA LUZ LED TECHO 20W
	SALIDA LED 9W
	LAMP. 24W
	LUZ JARDIN ESTACA 13 W
	LAMP. 40W 2X4
	CANALIZACION
	SALIDA EN TECHO
	LAMP. DE SUPERFICIE 15W
	OJO DE BUEY 5W
	LAMP. DE TECHO 20W
	COLGANTE 32W
	TIRA LED 7W.m
	LUZ RIEL 15W
	LUZ LED
	ABANICO

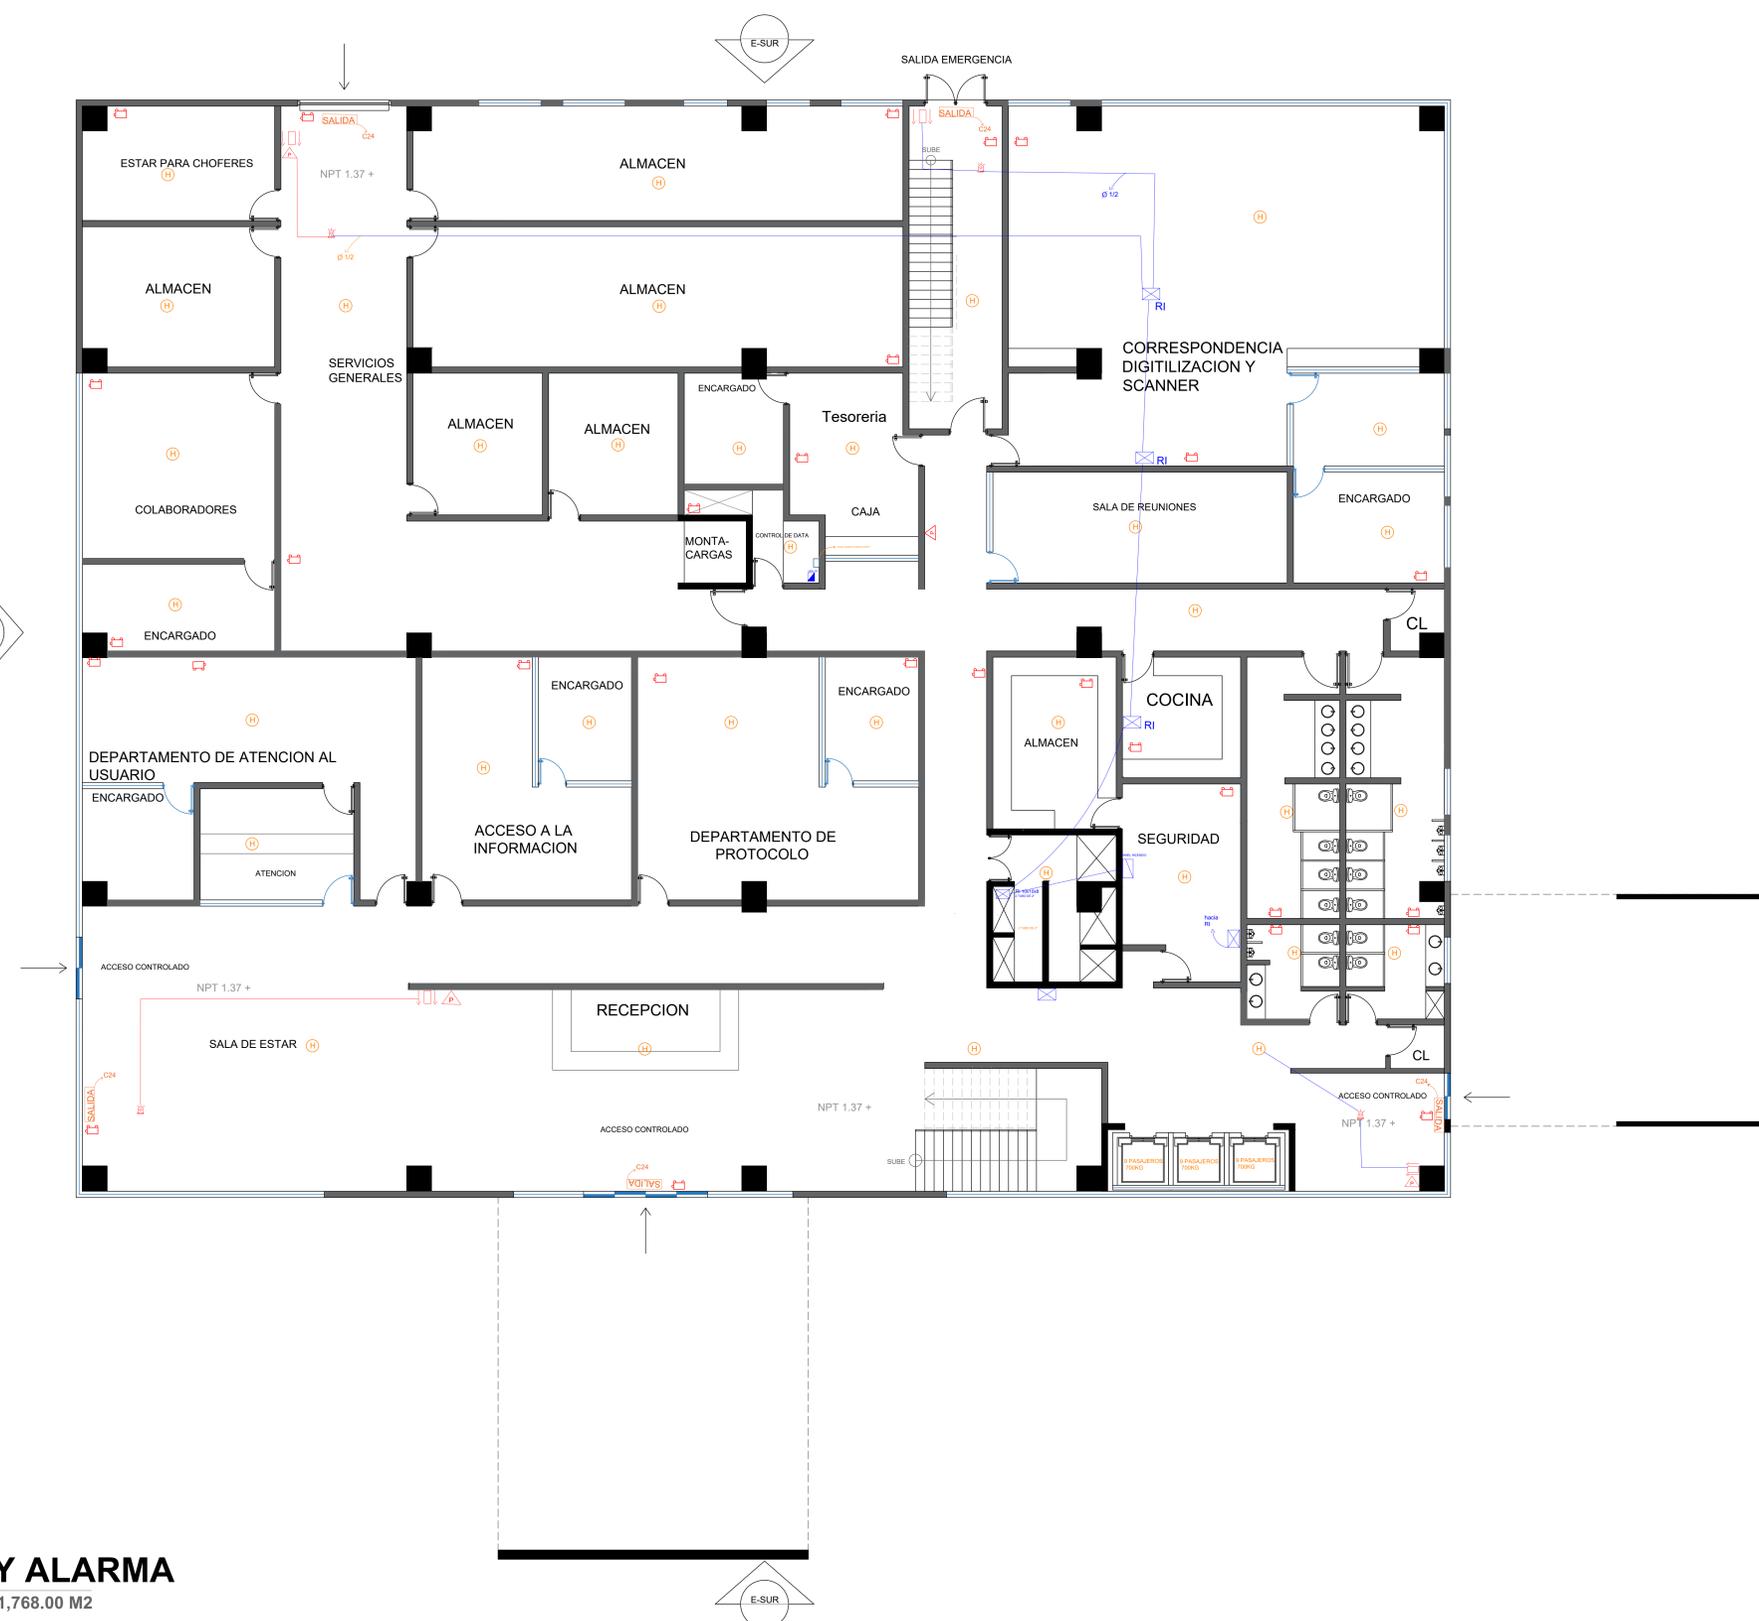

 PLANTA DETECCION Y ALARMA
1ER NIVEL / 1,768.00 M2



PROYECTO

Nombre
Edificio Sede Central del INDOTEL

Dirección:
Av. 27 de Febrero, entre la av. Fernando Defillo y av. Enrique Jimenez de Moya, Sto. Dgo.

Ubicación:
Municipalidad: 401001349
Código Postal: 401001349
Código Catastral: 401001349

Propietario:
INDOTEL

Dirección:
Av. Abraham Lincoln, no 962, Sto. Dgo.

RFC: 401508915 Teléfono: 829-732-5555 Fax: 829-732-6555

E-Mail: Correspondencia@indotel.gob.do Web: www.indotel.gob.do

DISEÑO

Arquitectura
DEPARTAMENTO DE INFRAESTRUCTURA
INDOTEL

COLABORADORES

ARQUITECTOS: CODIA: FIRMA:
ANGEL EMILIO ROSARIO 11700
NELSON MORALES AYBAR 35171

Ingeniero: CODIA: FIRMA:
JOSE LUIS HORTON 29623

Urbanismo: CODIA: FIRMA:
-

Colaboradores:

Diseño Estructural: CODIA: FIRMA:
Nombre: **ING. MELVIN OMAR GONZALEZ** 39625

Colaboradores:

Diseño Eléctrico: CODIA: FIRMA:
Nombre: **ING. YSAIAS FRANCISCO MONTAS DIAZ** 15732

Colaboradores:

Diseño Sanitario: CODIA: FIRMA:
Nombre: **ING. ERIBERTO MONTILLA** 20356

Colaboradores:

Diseño Mecánico: CODIA: FIRMA:
Nombre: **ING. YSAIAS FRANCISCO MONTAS DIAZ** 15732

Colaboradores:

Topografía: CODIA: FIRMA:
-

Colaboradores:

DATOS DE HOJA

Contenido:
PLANOS ARQUITECTONICOS

Señal:

Revisión:

Digitador Cad: CODIA:
MARIA I MATOS RAMIREZ 15514
GABRIELA ALMANZAR 32595

Archivo: Software:

Ubicación: Backup Media:
HD CD DVD USB

Fecha:

Emissiones:
No. Nota Fecha

Escala: 1/100 Hoja: A-146

No. De: 46


MATERIAL	SIMBOLOGIA
MURO DE CONCRETO	
MURO DE BLOCK	
MURO CORTINA	
MURO DE DENSGLOSS	
MURO PANDERETA ACUSTICAS	
INDICADOR DE PUERTA	
INDICADOR DE VENTANA	
INDICADOR DE ELEVACION	
INDICADOR DE SECCION	
INDICADOR DE COTA DE NIVEL	
INDICADOR VER DETALLE	

LEYENDA ELECTRICA	
	EXTINTOR
	DETECTOR DE HUMO
	CAMARA
	CONTROL ACCESO
	CONTROL ASISTENCIA
	RI 4X4
	RI 10X10
	RE 5X5
	LUZ ESTROBOSCOPICA
	PULL STATION
	PANEL CONTRA INCENDIO
	LUZ DE EMERGENCIA
	GABINETE
	SALIDA INTERRUPTOR SENCILLO
	SALIDA TOMACORRIENTE SENCILLO
	SALIDA TOMACORRIENTE EN PISO
	SALIDA TOMACORRIENTE UPS
	SALIDA DE DATA
	SALIDA DE DATA EN PISO
	EXTRACTOR
	DUCTO
	SALIDA DE LUZ TECHO 40W-3600LM
	LAMP. 40W- 2X2
	SALIDA LUZ LED TECHO 20W
	SALIDA LED 9W
	LAMP. 24W
	LUZ JARDIN ESTACA 13 W
	LAMP. 40W 2X4
	CANALIZACION
	SALIDA EN TECHO
	LAMP. DE SUPERFICIE 15W
	OJO DE BUEY 5W
	LAMP. DE TECHO 20W
	COLGANTE 32W
	TIRA LED 7W.m
	LUZ RIEL 15W
	LUZ LED
	ABANICO



PLANTA DETECCION Y ALARMA

 2DO NIVEL / 1,572.60 M2





id indotel

PROYECTO

Nombre
Edificio Sede Central del INDOTEL

Dirección
Av. 27 de Febrero, entre la av. Fernando Dello y av. Enrique Jiménez de Moya, Sto. Dgo.

Ubicación
Municipio: **BOGOTÁ** Censo: **100077000** Doc. Catastral: **No**

INDOTEL

Dirección
Av. Abraham Lincoln, no. 962, Sto. Dgo.

TEL: 601-250-2255 FAX: 601-250-0252
CORREO: comunicacion@indotel.gov.co WWW: www.indotel.gov.co

DISEÑO

Arquitectura
DEPARTAMENTO DE INFRAESTRUCTURA
INDOTEL

COLABORADORES

ARQUITECTOS	COO.A.	FRMA.
MIGUEL ENRIQUE ROSARIO	11716	
SILVIO JORGE VILLALBA	38371	

Ingeniero
JOSE LUIS MORTON Cédula 20623

Arquitecto
JOSE LUIS MORTON Cédula 20623

Colaboradores

Diseño Estructural
Ingeniero
MIGUEL OMBAS GONZALEZ Cédula 26125

Colaboradores

Diseño Eléctrico
Cédula 12732
MIGUEL FRANCISCO MONTILLA DIAZ

Colaboradores

Diseño Sanitario
Cédula 23356
MIGUEL ERIBERTO MONTILLA

Colaboradores

Diseño Mecánico
Cédula 12732
MIGUEL FRANCISCO MONTILLA DIAZ

Colaboradores

Ingeniería
Cédula 20623
JOSE LUIS MORTON

Datos de Hoja

PLANOS ARQUITECTONICOS

Nombre
Indicador
Escala
Emitido en
Escala
Emitido en

Emisiones
No Emitido Emitido


Hoja
1/100
47
A-147

LEYENDA

MATERIAL	SIMBOLOGIA
MURO DE CONCRETO	
MURO DE BLOCK	
MURO CORTINA	
MURO DE DENSGLOSS	
MURO PANDERETA ACUSTICAS	
INDICADOR DE PUERTA	
INDICADOR DE VENTANA	
INDICADOR DE ELEVACION	
INDICADOR DE SECCION	
INDICADOR DE COTA DE NIVEL	
INDICADOR VER DETALLE	

LEYENDA ELECTRICA

- EXTINTOR
- DETECTOR DE HUMO
- CAMARA
- CONTROL ACCESO
- CONTROL ASISTENCIA
- RI 4X4
- RI 10X10
- RE 5X5
- LUZ ESTROBOSCOPICA
- PULL STATION
- PANEL CONTRA INCENDIO
- LUZ DE EMERGENCIA
- GABINETE
- SALIDA INTERRUPTOR SENCILLO
- SALIDA TOMACORRIENTE SENCILLO
- SALIDA TOMACORRIENTE EN PISO
- SALIDA TOMACORRIENTE UPS
- SALIDA DE DATA
- SALIDA DE DATA EN PISO
- EXTRACTOR
- DUCTO
- SALIDA DE LUZ TECHO 40W-3600LM
- LAMP. 40W- 2X2
- SALIDA LUZ LED TECHO 20W
- SALIDA LED 9W
- LAMP. 24W
- LUZ JARDIN ESTACA 13 W
- LAMP. 40W 2X4
- CANALIZACION
- SALIDA EN TECHO
- LAMP. DE SUPERFICIE 15W
- OJO DE BUEY 5W
- LAMP. DE TECHO 20W
- COLGANTE 32W
- TIRA LED 7W.m
- LUZ RIEL 15W
- LUZ LED
- ABANICO

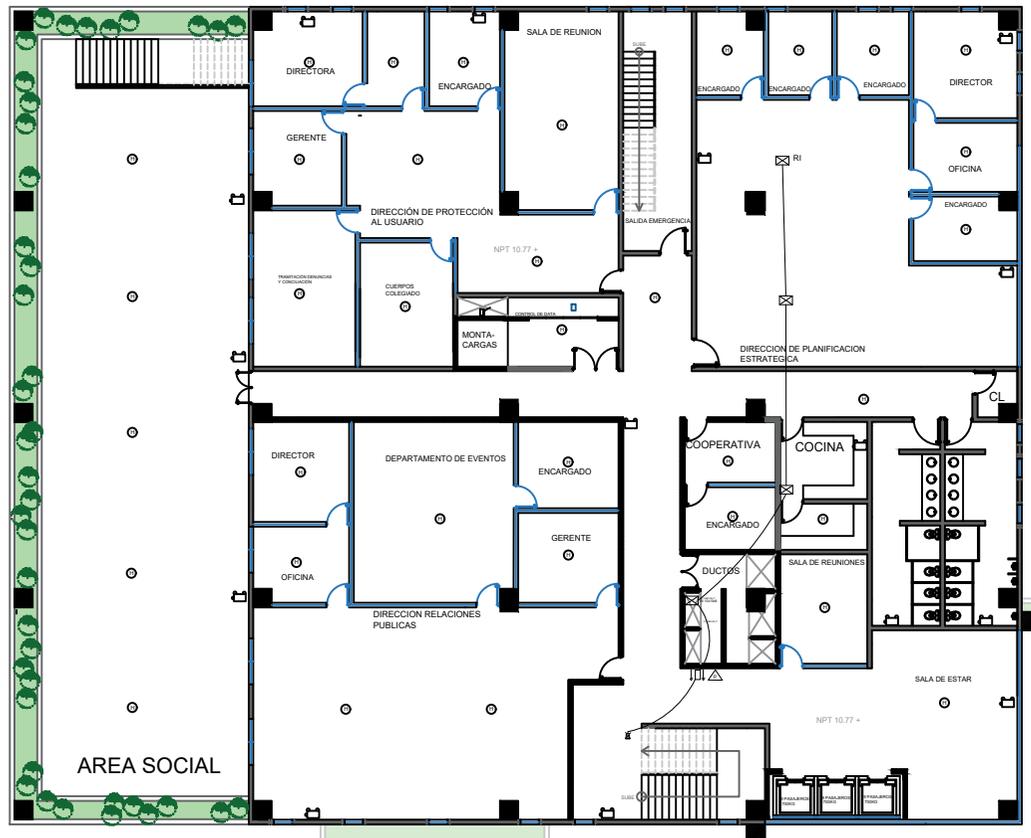

PLANTA DETECCION Y ALARMA

3ER NIVEL / 1,572.60 M2





PROYECTO

Nombre
Edificio Sede Central del INDOTEL

Dirección
Av. Abraham Lincoln, no.952, Sto. Dgo.
y av. Enrique Jiménez de Moya, Sto. Dgo.

Ubicación
Municipio: Estado:
Código Postal:

INDOTEL

Dirección
Av. Abraham Lincoln, no.952, Sto. Dgo.

Identificación
Régimen: Cédula: No.
Cadastrada: No.

DISEÑO


Arquitectura
DEPARTAMENTO DE INFRAESTRUCTURA
INDOTEL

COLABORADORES
ARQUITECTOS: CODA: FIRMA:

INGENIERO: CODA: FIRMA:

LEYENDA	
MATERIAL	SIMBOLOGIA
MURO DE CONCRETO	
MURO DE BLOCK	
MURO CORTINA	
MURO DE DENSGLOSS	
MURO PANDERETA ACUSTICAS	
INDICADOR DE PUERTA	
INDICADOR DE VENTANA	
INDICADOR DE ELEVACION	
INDICADOR DE SECCION	
INDICADOR DE COTA DE NIVEL	
INDICADOR VER DETALLE	

LEYENDA ELECTRICA	
	EXTINTOR
	DETECTOR DE HUMO
	CAMARA
	CONTROL ACCESO
	CONTROL ASISTENCIA
	RI 4x4
	RI 10x10
	RE 5x5
	LUZ ESTROBOSCOPICA
	PULL STATION
	PANEL CONTRA INCENDIO
	LUZ DE EMERGENCIA
	GABINETE
	SALIDA INTERRUPTOR SENCILLO
	SALIDA TOMACORRIENTE SENCILLO
	SALIDA TOMACORRIENTE EN PISO
	SALIDA TOMACORRIENTE UPS
	SALIDA DE DATA
	SALIDA DE DATA EN PISO
	EXTRACTOR
	DUCTO
	SALIDA DE LUZ TECHO 40W-3600LM
	LAMP. 40W- 2X2
	SALIDA LUZ LED TECHO 20W
	SALIDA LED 9W
	LAMP. 24W
	LUZ JARDIN ESTACA 13 W
	LAMP. 40W 2X4
	CANALIZACION
	SALIDA EN TECHO
	LAMP. DE SUPERFICIE 15W
	OJO DE BUEY 5W
	LAMP. DE TECHO 20W
	COLGANTE 32W
	TIRA LED 7W.m
	LUZ RIEL 15W
	LUZ LED
	ABANICO

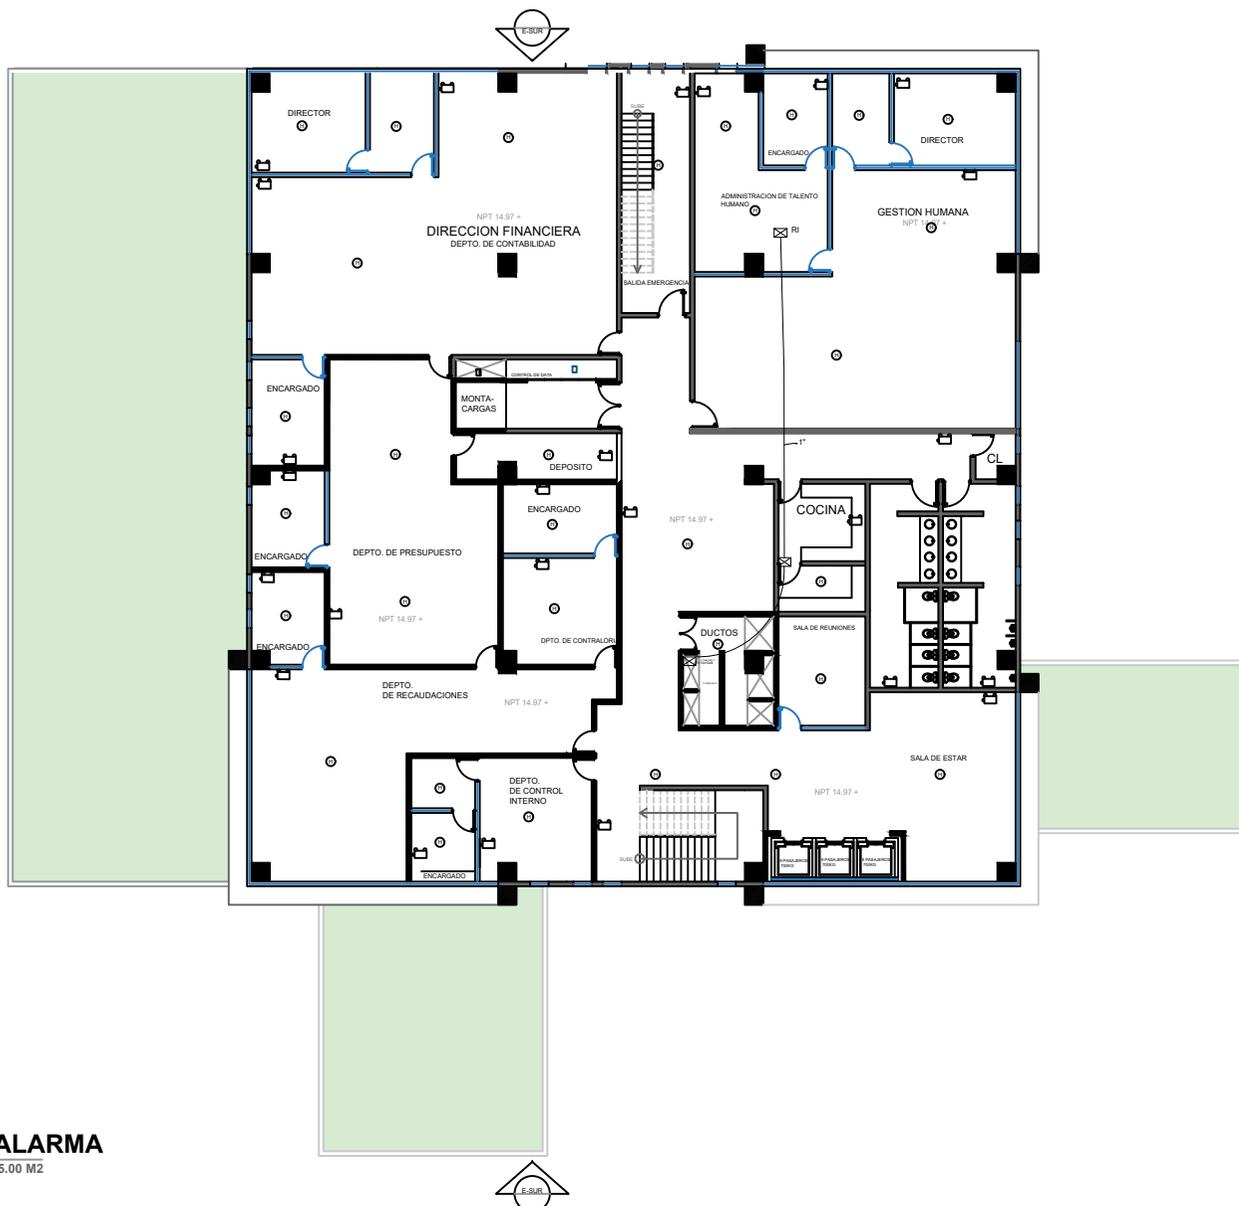

PLANTA DETECCION Y ALARMA

4TO NIVEL / 1,255.00 M2

DATOS DE HOJA

PLANOS ARQUITECTONICOS

Hoja

Proyecto

Arquitecto

Ingeniero

Arquitecto

Ingeniero

Arquitecto

Ingeniero

Arquitecto

Ingeniero

Arquitecto

Ingeniero

Arquitecto

Ingeniero

Arquitecto